


1/37	ARCHIWUM PODRĘCZNE
41,07	pcv termozgrzew.

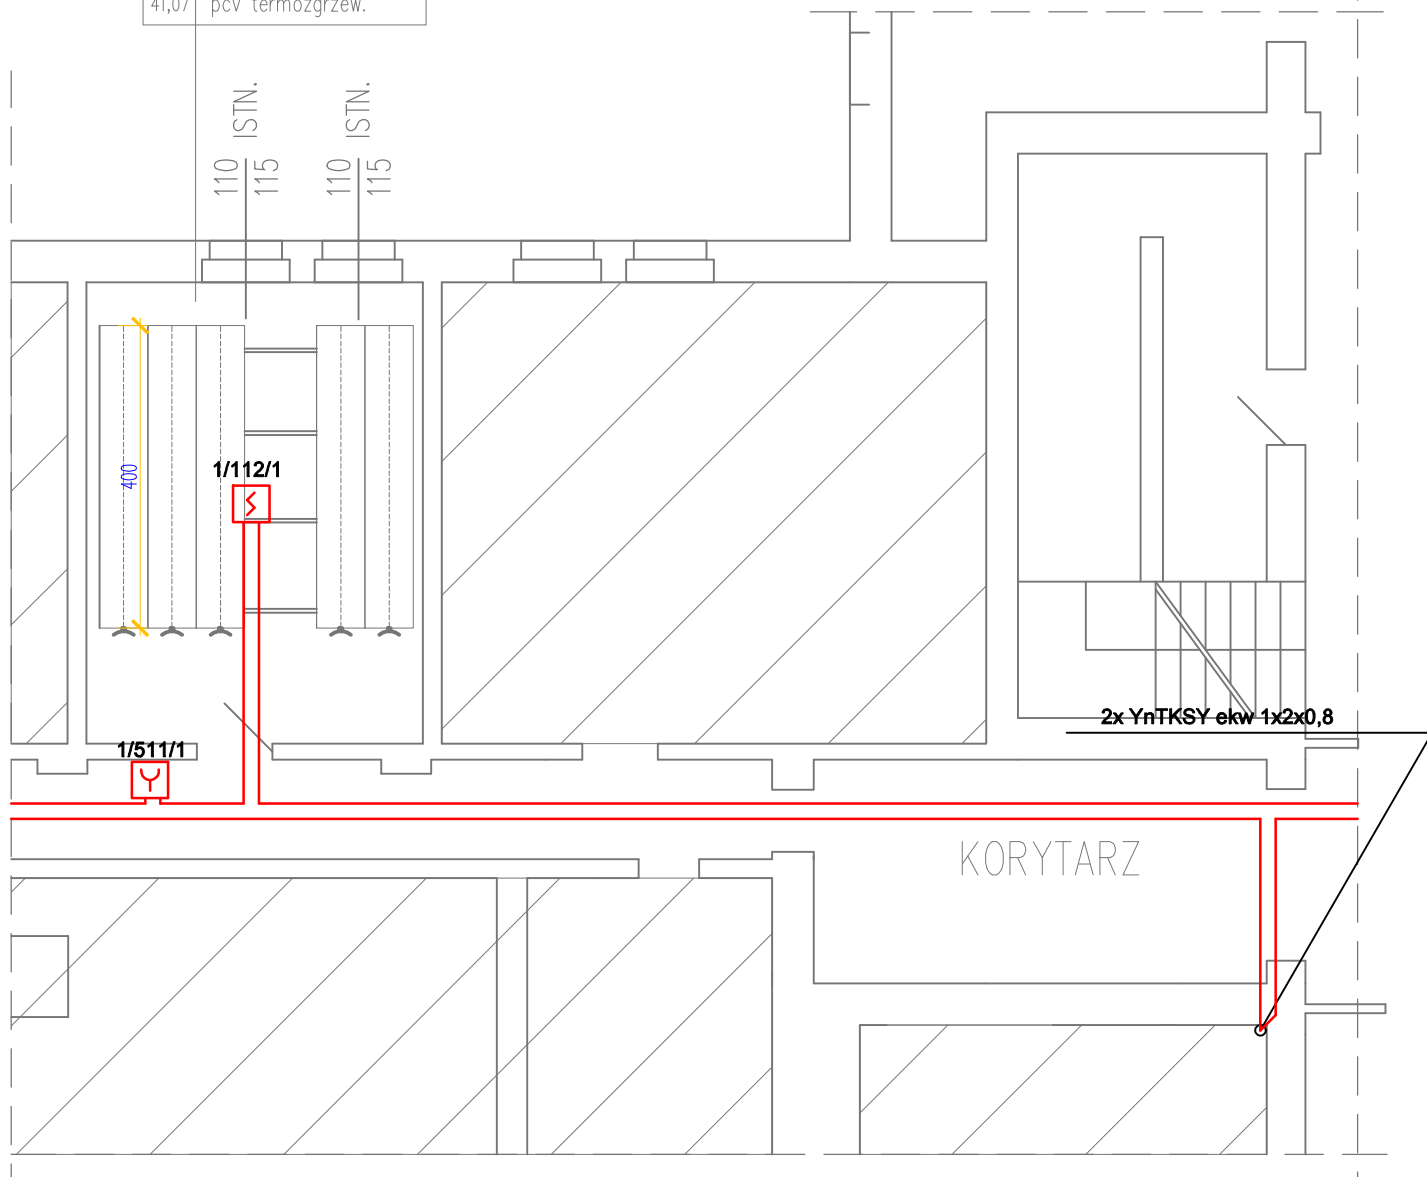

LEGENDA

- CSP Centrala sygnalizacji pożaru
- Σ Optyczna czujka dymu
- Σ Optyczna czujka dymu ze wskaźnikiem zadziałania
- Y Ręczny ostrzegacz pożaru
- A Sygnalizator akustyczno-optyczny
- + Zasilacz 24V do zastosowań ppoż
- M Moduł wyjścia/wejścia
- Kabel YnTKSY ekw 1x2x0,8
- Kabel HDGS 3x1,5 PH90
- KD Kontrola dostępu
- 1/2/3 nr pętli/nr elementu/nr strefy

SYSTEM SYGNALIZACJI POŻAROWEJ RZUT PIWNICY – ARCHIWUM PODRĘCZNE

TEMAT REMONT I PRZEBUDOWA POMIESZCZEŃ ODDZIAŁU LEGALIZACJI POBYTU CUDZOZIEMCÓW W WYDZIALE SPRAW OBYWATELSKICH I CUDZOZIEMCÓW		NR RYS. T3
ADRES WARMIŃSKO-MAZURSKI URZĄD WOJEWÓDZKI 10-575 Olsztyn, Al.Marsz.J.Piłsudskiego 7/9		SKALA 1:100
FAZA PROJEKT BUDOWLANY	BRANŻA: TELETECHNIKA	DATA: 12.2019
PROJEKTANT mgr Dariusz Rybaczek upr. WAM/0052/ZHOT/05		PODPIS
SPRAWDZAJĄCY mgr inż. Piotr Raczynski upr. WAM/0104/POOT/08		