

L.P.	POMIESZCZENIE	POWIERZCHNIA (m ²)
B.7.01	MASZYNOWNIA	6,94 m ²
B.7.02	MASZYNOWNIA	6,94 m ²
	RAZEM	13,88 m ²

B.6.23 25,90 m²
KOMUNIKACJA
GRES


B.6.24 48,76 m²
KOMUNIKACJA
GRES

B.6.25 106,71 m²
KOMUNIKACJA
GRES

B.7.01 6,94 m²
MASZYNOWNIA
WYLEWKA BETONOWA

B.7.02 6,94 m²
MASZYNOWNIA
WYLEWKA BETONOWA

BUDYNEK B

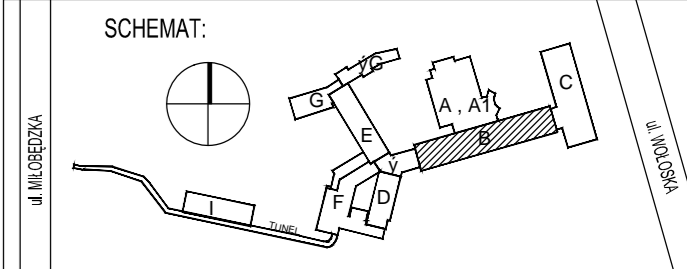

LEGENDA:

- GAZY MEDYCYNICZNE:
- O₂O - TLEŃ
 - A₂O - SPRĘŻONE POWIETRZE
 - V O - PRÓŻNIA
 - N₂O - PODTLENEK AZOTU
- INSTALACJE ELEKTRYCZNE:
- ☐ - GNIAZDO ELEKTRYCZNE
 - ☐ - GNIAZDO TELETECHNICZNE
- ☐ O₂O
☐ A₂O
☐ V O
- ZESTAW GAZÓW MEDYCYNICZNYCH I GNIAZDO WYKONAWCZYCH
- - GRZEJNIK C.O.
- - INSTALACJA ODGROMOWA

GiD ZESPÓŁ PROJEKTOWY
Grzegorz BREWCZYŃSKI
ul. Główna 10, 01-644 Warszawa
tel.: 22 813 67 60 tel/fax.: 22 813 67 49

INWENTARYZACJA				
BUDYNEK B - RZUT DACHU				
Inwestor: Centralny Szpital Kliniczny MSW w Warszawie ul. Wołoska 137, 02-507 Warszawa				
Autorzy rysunku				
Projektant	Imię i Nozowisko	Upr. bud	Data	Podpis
	arch. Beata Kielmińska	MA/010/07	11.2014	
Sprawdzający	arch. Aleksandra Machowska	MA/015/06	11.2014	
Opracowujący	arch. Katarzyna Kolodziej arch. Piotr Wiśniczank arch. Edyta Najmola inż. Kasper Wiśniewski inż. Hubert Szymanik			
Stadium proj.	INWENTARYZACJA BUDOWLANA		Skala 1:100	Nr rys. A-208

TEN RYSUNEK OBJEKTU JEST PRAWAMI AUTORSKIMI FIRMY GiD ZESPÓŁ PROJEKTOWY