

MAPA DO CELÓW PROJEKTOWYCH	
Skala 1:500	
Sekcje: 8.155.07.20.2.3, 8.155.07.20.4.1 działka ewidencyjna: 1176/1 obręb: 0012 Nowodwór jedn. ewid: 060807_2 Lubartów gmina: Lubartów powiat: lubartowski województwo: lubelskie	
- granice działek i użytków przyjęte z ewidencji gruntów i budynków - układ współrzędnych płaskich prostokątnych PL-2000 - układ wysokościowy PL-KRON86-NH - państwowy system odniesień przestrzennych PL-ETRF2000 - identyfikator zgłoszenia prac: GEO.6642.1.1831.2021	
Geodezyjną mapę do celów projektowych wykonaną w dniu 22.10.2021 geodeta uprawniony: Andrzej Szewcowski, nr uprawnień: 19513 zakres uprawnień: 1 MMTECH Marcin Murawski, ul. Podwójna 5/38, 03-290 Warszawa	

Poświadczam, że niniejszy dokument został opracowany w wyniku prac geodezyjnych i kartograficznych, których rezultaty zawiera operat techniczny pozytywnie zweryfikowany. Jednocześnie informuję, że jestem świadomy odpowiedzialności kamej za zło nie fałszywego oświadczenia.

Identyfikator zgłoszenia prac geodezyjnych	GEO.6642.1.1831.2021
Organ słu by geodezyjnej, który otrzymał zgłoszenie	STAROSTA LUBARTOWSKI
Wykonawca prac geodezyjnych	Michał Strąk ArtTab, ul. Szosowa 20A, 07-306 Brok
Nr oraz data sporządzenia dokumentu zawierającego wynik pozytywny weryfikacji	Protokół numer: GEO.6642.1.1831.2021_1 z dnia 11.16.2021
Imię i nazwisko oraz nr uprawnień zawodowych kierownika prac	Geodeta Uprawniony Andrzej Szewcowski Nr uprawnień: 19513

dalsza trasa podziemnego, projektowanego odcinka linii elektroenergetycznej wg załączonego w dalszej części dokumentacji planu sytuacyjnego

ZESTAWIENIE POWIERZCHNI I KUBATURY BUDYNKU MAGAZYNOWO-GOSPODARCZEGO	
POWIERZCHNIA ZABUDOWY	552,52m <sup>2</sup>
POWIERZCHNIA UŻYTKOWA	531,7m <sup>2</sup>
POWIERZCHNIA CAŁKOWITA	552,52m <sup>2</sup>
KUBATURA	3271,5m <sup>3</sup>

ArtTab  
Michał Strąk  
07-306 Brok Al Szosowa 20A  
tel. 626 293 059  
REGON 360920807 NIP 7591655876

Oświadczam, że projekt zagospodarowania terenu został wykonany na kopii oryginalnej mapy do celów projektowych


## PROJEKT ZAGOSPODAROWANIA TERENU

Skala 1:500

Jednostka ewidencyjna: 060807\_2 Lubartów

Obręb ewidencyjny: 0012 Nowodwór

Działka nr 1176/1

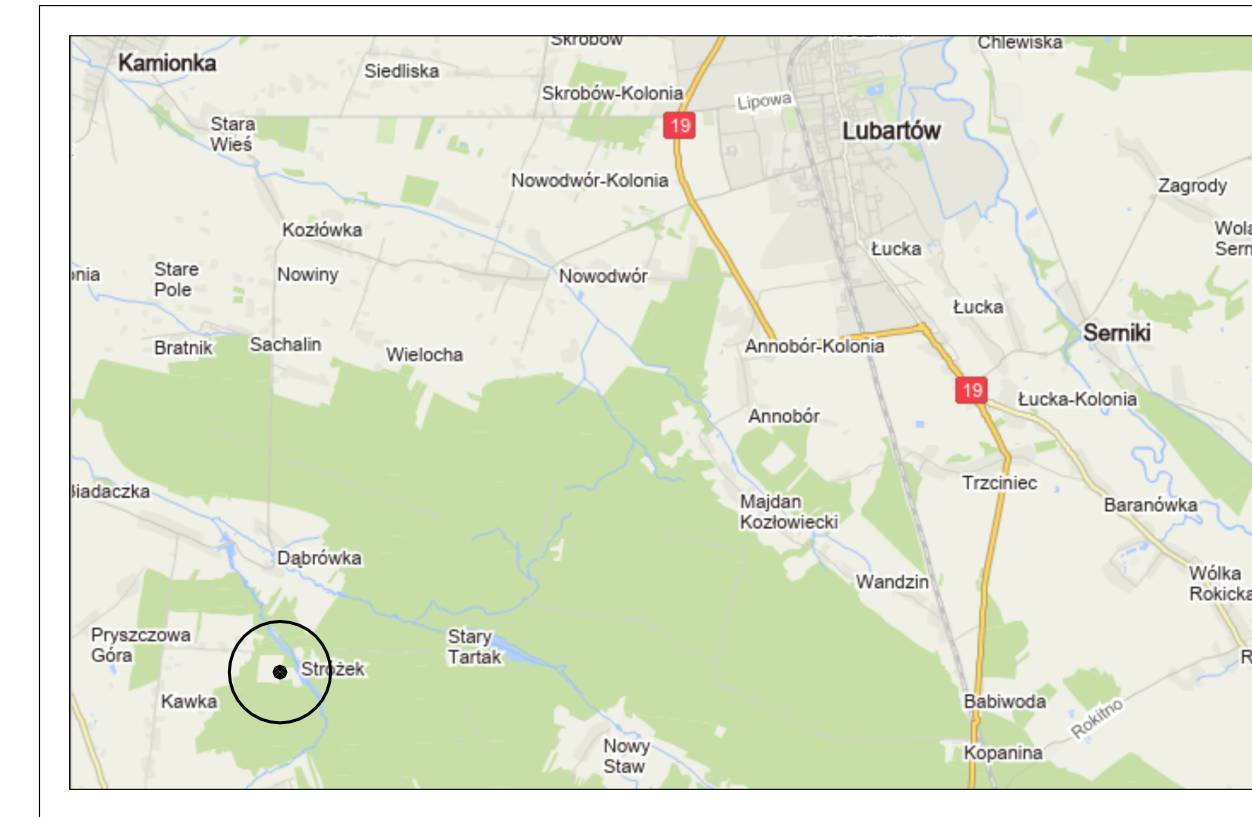

Lokalizacja inwestycji

### LEGENDA:

I - VI - obszar opracowania,

→ - istniejący wjazd na teren objęty opracowaniem

Ⓐ - projektowany budynek magazynowo-gospodarczy,

① - projektowana rampa do rozładunku/załadunku maszyn rolniczych

② - projektowane stanowisko do napełniania i mycia opryskiwacza

③ - projektowany prefabrykowany zbiornik na ścieki ze stanowiska napełniania i mycia opryskiwacza i magazynu środków chemicznych o poj. 4,0m<sup>3</sup> wraz z przyłączem do stanowiska,

④ - projektowany osadnik piasku o pojemności czynnej 1,0m<sup>3</sup>

④ - projektowany separator ropopochodny

⑤ - projektowany prefabrykowany zbiornik na ścieki sanitarne o poj. 4,0m<sup>3</sup>

⑥ - planowane miejsce na kontenery do gromadzenia odpadów stałych

▬▬▬ - projektowane skarpowanie

▬▬▬ - projektowane utwardzenie (dojścia, dojazdy),

▬▬▬ - istniejące utwardzenie

▬▬▬ - zieleni, powierzchnia biologicznie czynna,

-w40- - projektowane przyłącze wodociągowe

-eNN- - projektowane przyłącze elektroenergetyczne od budynku do skrzynki elektrycznej (skrzynka elektryczna wraz z przyłączem do złącza kablowego przy słupie wg oddzielnego opracowania na podstawie warunków przyłączenia nr 22-C2/WP/03994

ksØ160 - projektowane przyłącze kanalizacji sanitarnej

Ⓣ - istniejący budynek leśniczówki na działce,

OBIEKT:	Budynek magazynowo-gospodarczy
LOKALIZACJA:	Szkołka Strzałek, dz. nr 1176/1, obręb ewidencyjny nr 0012 Nowodwór, jednostka ewidencyjna 060807_2 Lubartów
INWESTOR:	Nadleśnictwo Lubartów, gen. Franciszka Kleeberga 17, 21-100 Lubartów

### PROJEKT ZAGOSPODAROWANIA TERENU

GŁÓWNY PROJEKTANT BRANŻY ARCHITEKTONICZNEJ:	NR UPRAWNIENI:
MGR INŻ. ARCH. MAGDALENA RAFALSKA	2/02/OL
SPRAWDZAJĄCY BRANŻY ARCHITEKTONICZNEJ:	NR UPRAWNIENI:
MGR INŻ. CZESŁAW SPRYCHA	227/Wa/75
PROJEKTANTA BRANŻY KONSTRUKCYJNEJ:	NR UPRAWNIENI:
MGR INŻ. PAWEŁ KIRYŁA	LUB/0095/PBkb/19
SPRAWDZAJĄCY BRANŻY KONSTRUKCYJNEJ:	NR UPRAWNIENI:
INŻ. ANDRZEJ RAFALSKI	UAN-4224/45/37/86
PROJEKTANT BRANŻY SANITARNEJ:	NR UPRAWNIENI:
MGR INŻ. MAREK TYSZKO	LUB/0066/POOS/04
SPRAWDZAJĄCY BRANŻY SANITARNEJ:	NR UPRAWNIENI:
MGR INŻ. GRAŻYNA MICHALSKA	LUB/0177/PWOS/11
PROJEKTANT BRANŻY ELEKTRYCZNEJ:	NR UPRAWNIENI:
MGR INŻ. GRZEGORZ DĘBOWSKI	434/Lb/2001
SPRAWDZAJĄCY BRANŻY ELEKTRYCZNEJ:	NR UPRAWNIENI:
MGR INŻ. KONRAD WERESZCZYŃSKI	LUB/0247/PWOE/12

Data:	Skala:	Nr rysunku:
styczeń 2022r	1:500	PZT-01