


L.P.	POMIESZCZENIE	POWIERZCHNIA (m²)
B-1.01	CATERING	61,13
B-1.02	ZAPLECZE	1,89
B-1.03	ZAPLECZE	16,25
B-1.04	ZAPLECZE	14,30
B-1.05	MAGAZYN	2,95
B-1.06	MAGAZYN PALET/APTEKA	39,36
B-1.07	POM. TECH. NR 2	30,34
B-1.08	BLOK ŁÓZEK	18,56
B-1.09	MAGAZYN	37,65
B-1.10	MAGAZYN	34,27
B-1.11	POMIESZCZENIE	42,49
B-1.12	MAGAZYN	35,14
B-1.13	MASZYNOWNA REZONANSU	40,03
B-1.14	MAGAZYN SEKCJI ŻYWIENIA	37,74
B-1.15	MAGAZYN APTEKI ARCHIWUM ZUL+ONKOL.	29,85
B-1.16	MAGAZYNEK	5,82
B-1.17	WENTYLATORNA TOMOGRAFII	8,67
B-1.18	RECEPCJA SZATNI	13,29
B-1.19	SZATNIA	87,84
B-1.20	SZATNIA	5,88
B-1.21	KOMUNIKACJA	13,51
B-1.22	WENTYLATORNA	17,53
B-1.23	SZATNIA	37,76
B-1.24	SZATNIA	36,64
B-1.24a	SZATNIE	125,62
B-1.24b	SZATNIE	241,86
B-1.25	KARTOTEKA	75,53
B-1.26	WC DAMSKIE	10,69
B-1.27	KOMUNIKACJA	3,01
B-1.28	WC MĘSKIE	11,43
B-1.29	KŁATKA SCHODOWA	11,94
B-1.30	ROZDZIELNIA NN	11,10
B-1.31	SZATNIA	13,92
B-1.32	MAGAZYN PATOLOGII	15,23
B-1.33	MAGAZYN PATOLOGII	4,37
B-1.34	WC	4,59
B-1.35	POM. GOSPODARCZE	2,74
B-1.36	PRZEDSIÓNEK	3,01
B-1.37	SZATNIA	26,04
B-1.38	ARCHIWUM SOR	34,60
B-1.39	SZATNIA	36,37
B-1.40	SZATNIA	13,37
B-1.41	SZATNIA	14,61
B-1.42	SZATNIA	16,20
B-1.43	WEZEŁ CIĘPLNY	4,45
B-1.44	SANITARIATY	7,92
B-1.45	KOMUNIKACJA	20,72
B-1.46	MAGAZYN SZATNI	8,37
B-1.47	KOMUNIKACJA	29,85
B-1.48	MAGAZYN SEKCJI MUNDUR	3,51
B-1.49	MAGAZYN SEKCJI MUNDUR	3,57
RAZEM		1688,73

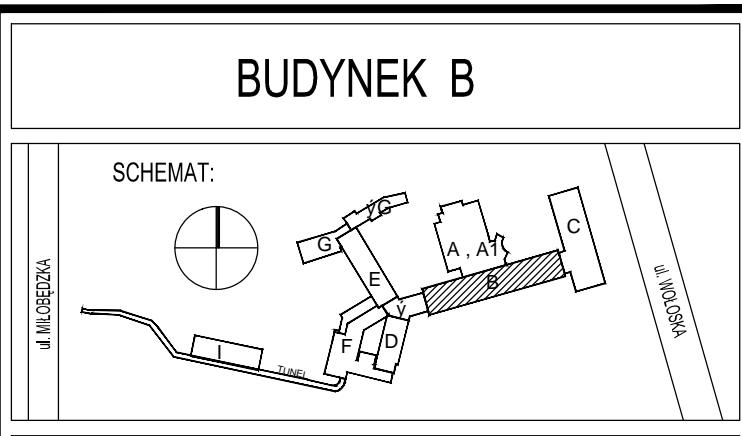

LEGENDA:

GAZY MEDYCNE
 O₂O - TLEN
 A₂O - SPRĘŻONE POWIETRZE
 V₂O - PROZNA
 N₂O - PODCIŚNIE ZADTU

INSTALACJE ELEKTRYCZNE
 IZ - GNIAZDO ELEKTRYCZNE
 IZ - GNIAZDO TELEFONICZNE

INSTALACJE ELEKTRYCZNE
 O₂O - ZESTAW GAZÓW MEDYCZNYCH
 A₂O - GNIAZDO WYKŁADKOWYCH
 V₂O - GNIAZDO WYKŁADKOWYCH

GRZEJNIK C.O.
 - PRZYŚCISK RÓP
 - CZUJKA
 - CZUJKA W PRZESTRZENI STROPOWEJ

INSTALACJA OGRZEWANIA

GID ZESPÓŁ PROJEKTOWY
 Grzegorz BREWCZYŃSKI
 ul. Woloska 137, 02-507 Warszawa
 tel.: 22 813 67 60 tel/fax.: 22 813 67 49

INWENTARYZACJA
BUDYNEK B - RZUT PIWNICY

Centralny Szpital Kliniczny MSW w Warszawie
 ul. Woloska 137, 02-507 Warszawa

Autorzy	Imię i Nazwisko	Upr. bud	Data	Podpis
Projektant	arch. Beata Kiełmińska	MA010/07	11.2014	
Sprawdzający	arch. Aleksandra Machowska	MA015/06	11.2014	
Opracowujący	arch. Katarzyna Kokołdej arch. Piotr Węszorek arch. Edyta Najmola inż. Kacper Wiśniewski inż. Robert Szymanski			

Stadium proj.: **INWENTARYZACJA BUDOWLANA** Skala: 1:100 Nr rys.: **A-200**

TEN RYSUNEK OBJĘTY JEST PRAWAMI AUTORSKIMI FIRMY GD ZESPÓŁ PROJEKTOWY