


NR. POM.	NAZWA POMIESZCZENIA	POSADZKA	POW. [m ²]
1.	Garaż	Posadzka epoksydowo-kwarcowa gr. 2mm	54.00
2.	Korytarz	Płytki gresowe	9.30
3.	Sanitarlat	Płytki gresowe	4.00
4.	Szafka / suszenia ubrań specjalnych	Płytki gresowe	10.15
5.	Pom. socjalne	Płytki gresowe	12.30
6.	Garaż	Posadzka epoksydowo-kwarcowa gr. 2mm	67.00
7.	Garaż	Posadzka epoksydowo-kwarcowa gr. 2mm	68.65
8.	Pom. garażowo-warsztat	Posadzka epoksydowo-kwarcowa gr. 2mm	67.00
9.	Pom. dekontaminacji	Posadzka epoksydowo-kwarcowa gr. 2mm	66.00
Razem pow. użytkowa			557.40

71,90
364,30

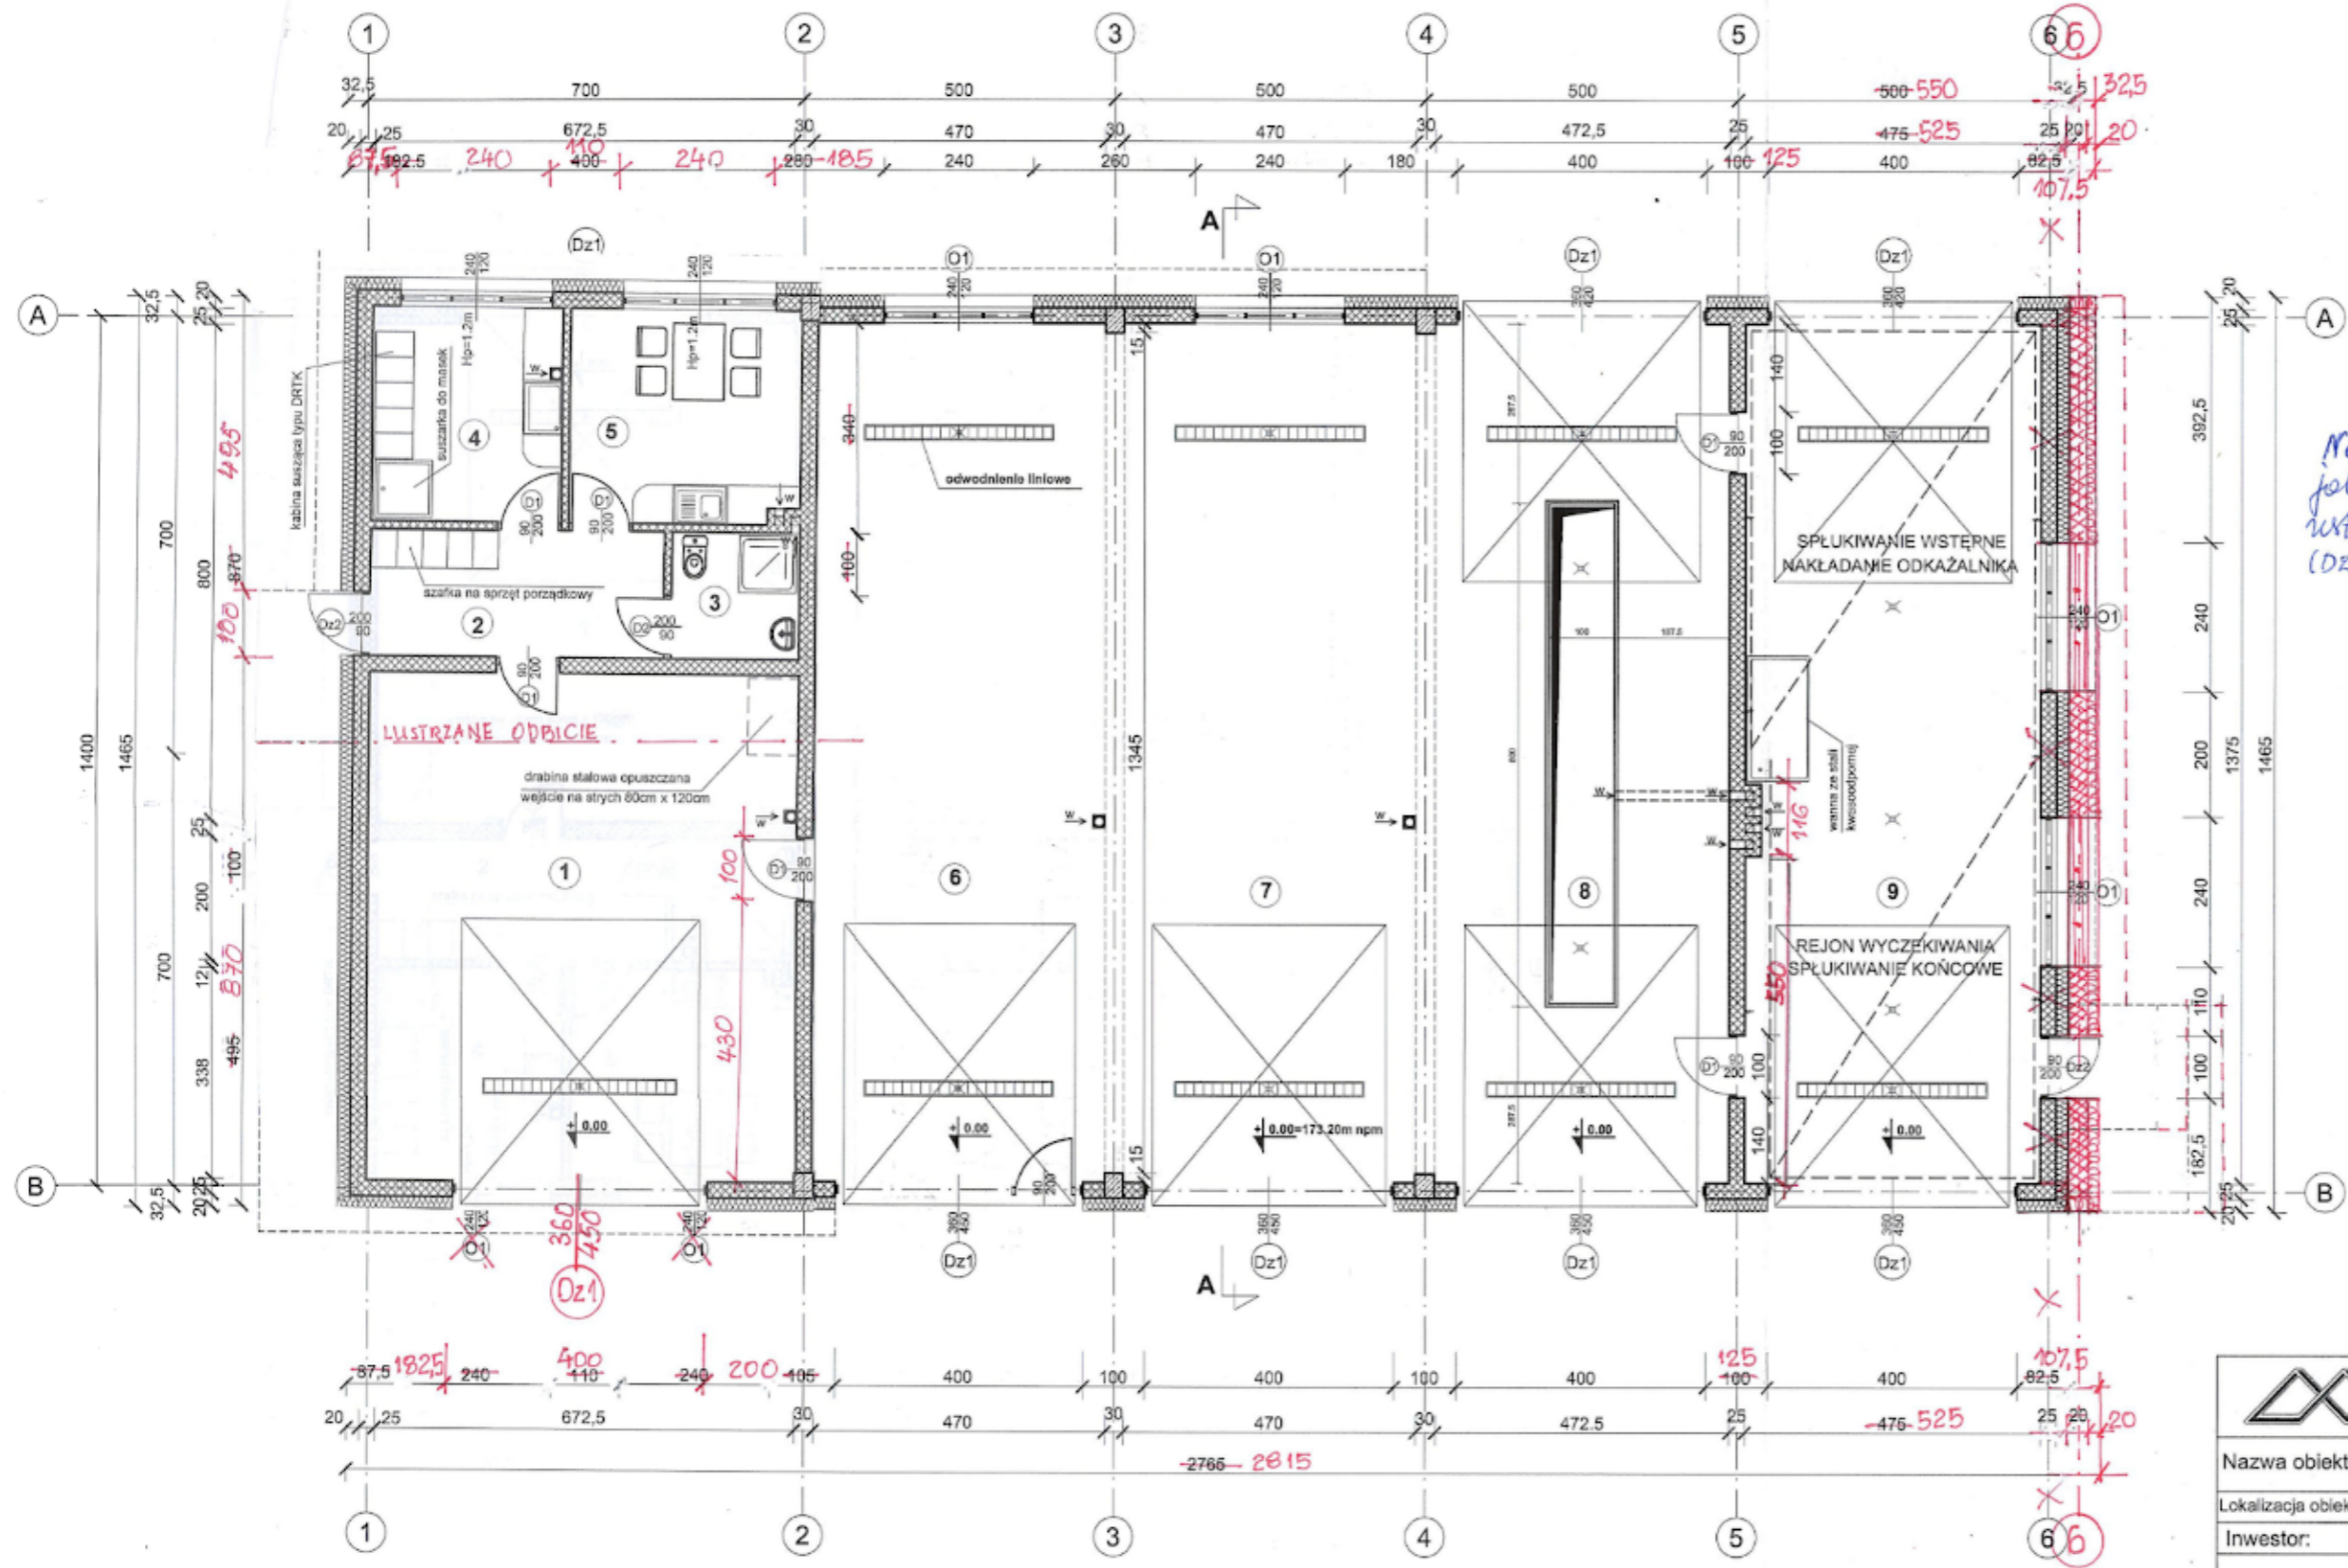

Manierione zmiany kwalifikuje jako miejscowe zgodnie z art. 36a ust. 5 ustawy „Prawo budowlane” (Dz. U z 2020r, poz. 1333)

mgr inż. Barbara Pasowicz
Upr. do projektowania i kierowania robotami budowlanymi z ograniczeń w specjalności konstruktorno-budowlanej
Nr. N/8346/173/90
39-200 Dębica, ul. Łukasiewicza 15
tel. 601 683 931

Zapiniowano pod względem zgodności z przepisami bezpieczeństwa i higieny pracy oraz wymogami ergonomii:
1) bez zastrzeżeń
2) z zastrzeżeniami


L. p. opinii 5/12/16
Data 20.12.2016


mgr inż. Jozef Wyrzykowski
Rzecznik ds. BHP
nr upr. 37-N/93
w zakresie bez ograniczeń
35-078 Dębica, ul. Kaszubska 43/V107
tel. 604 46 16 03


Uzgodniono pod względem wymagań higienicznych i zdrowotnych bez zastrzeżeń (z zastrzeżeniami)

mgr inż. Andrzej Lasek
Rzecznik ds. BHP
nr upr. 37-N/93
w zakresie bez ograniczeń
35-078 Dębica, ul. Kaszubska 43/V107
tel. 604 46 16 03

Pracownia Projektowa - Barbara Pasowicz	
ul. Krakowska 1/311 39-200 Dębica tel/fax (014) 670 22 52, e-mail: bpasowicz@wp.pl	
Nazwa obiektu:	Budynek garażowo-dekontaminacyjny w JRG Nowa Sarzyna - Komendy Powiat. Państw. Straży Pożarnej w Leżajsku
Lokalizacja obiektu:	Nowa Sarzyna dz. nr ewid. 2/5
Investor:	Komenda Powiat. Państw. Straży Pożarnej w Leżajsku
Temat rysunku:	RZUT PRZYZIEMI
Opracował:	mgr inż. Barbara Pasowicz A-NB-8346/173/90
Projektował:	mgr inż. arch. Marek Krystek UAN-8346/75/88
Sprawdził:	mgr inż. arch. Anna Jando-Róztoczyńska Nr upr. UNB-8346/4/85
Branża:	A
Skala:	1:100
Nr rys:	A2
	11. 2016

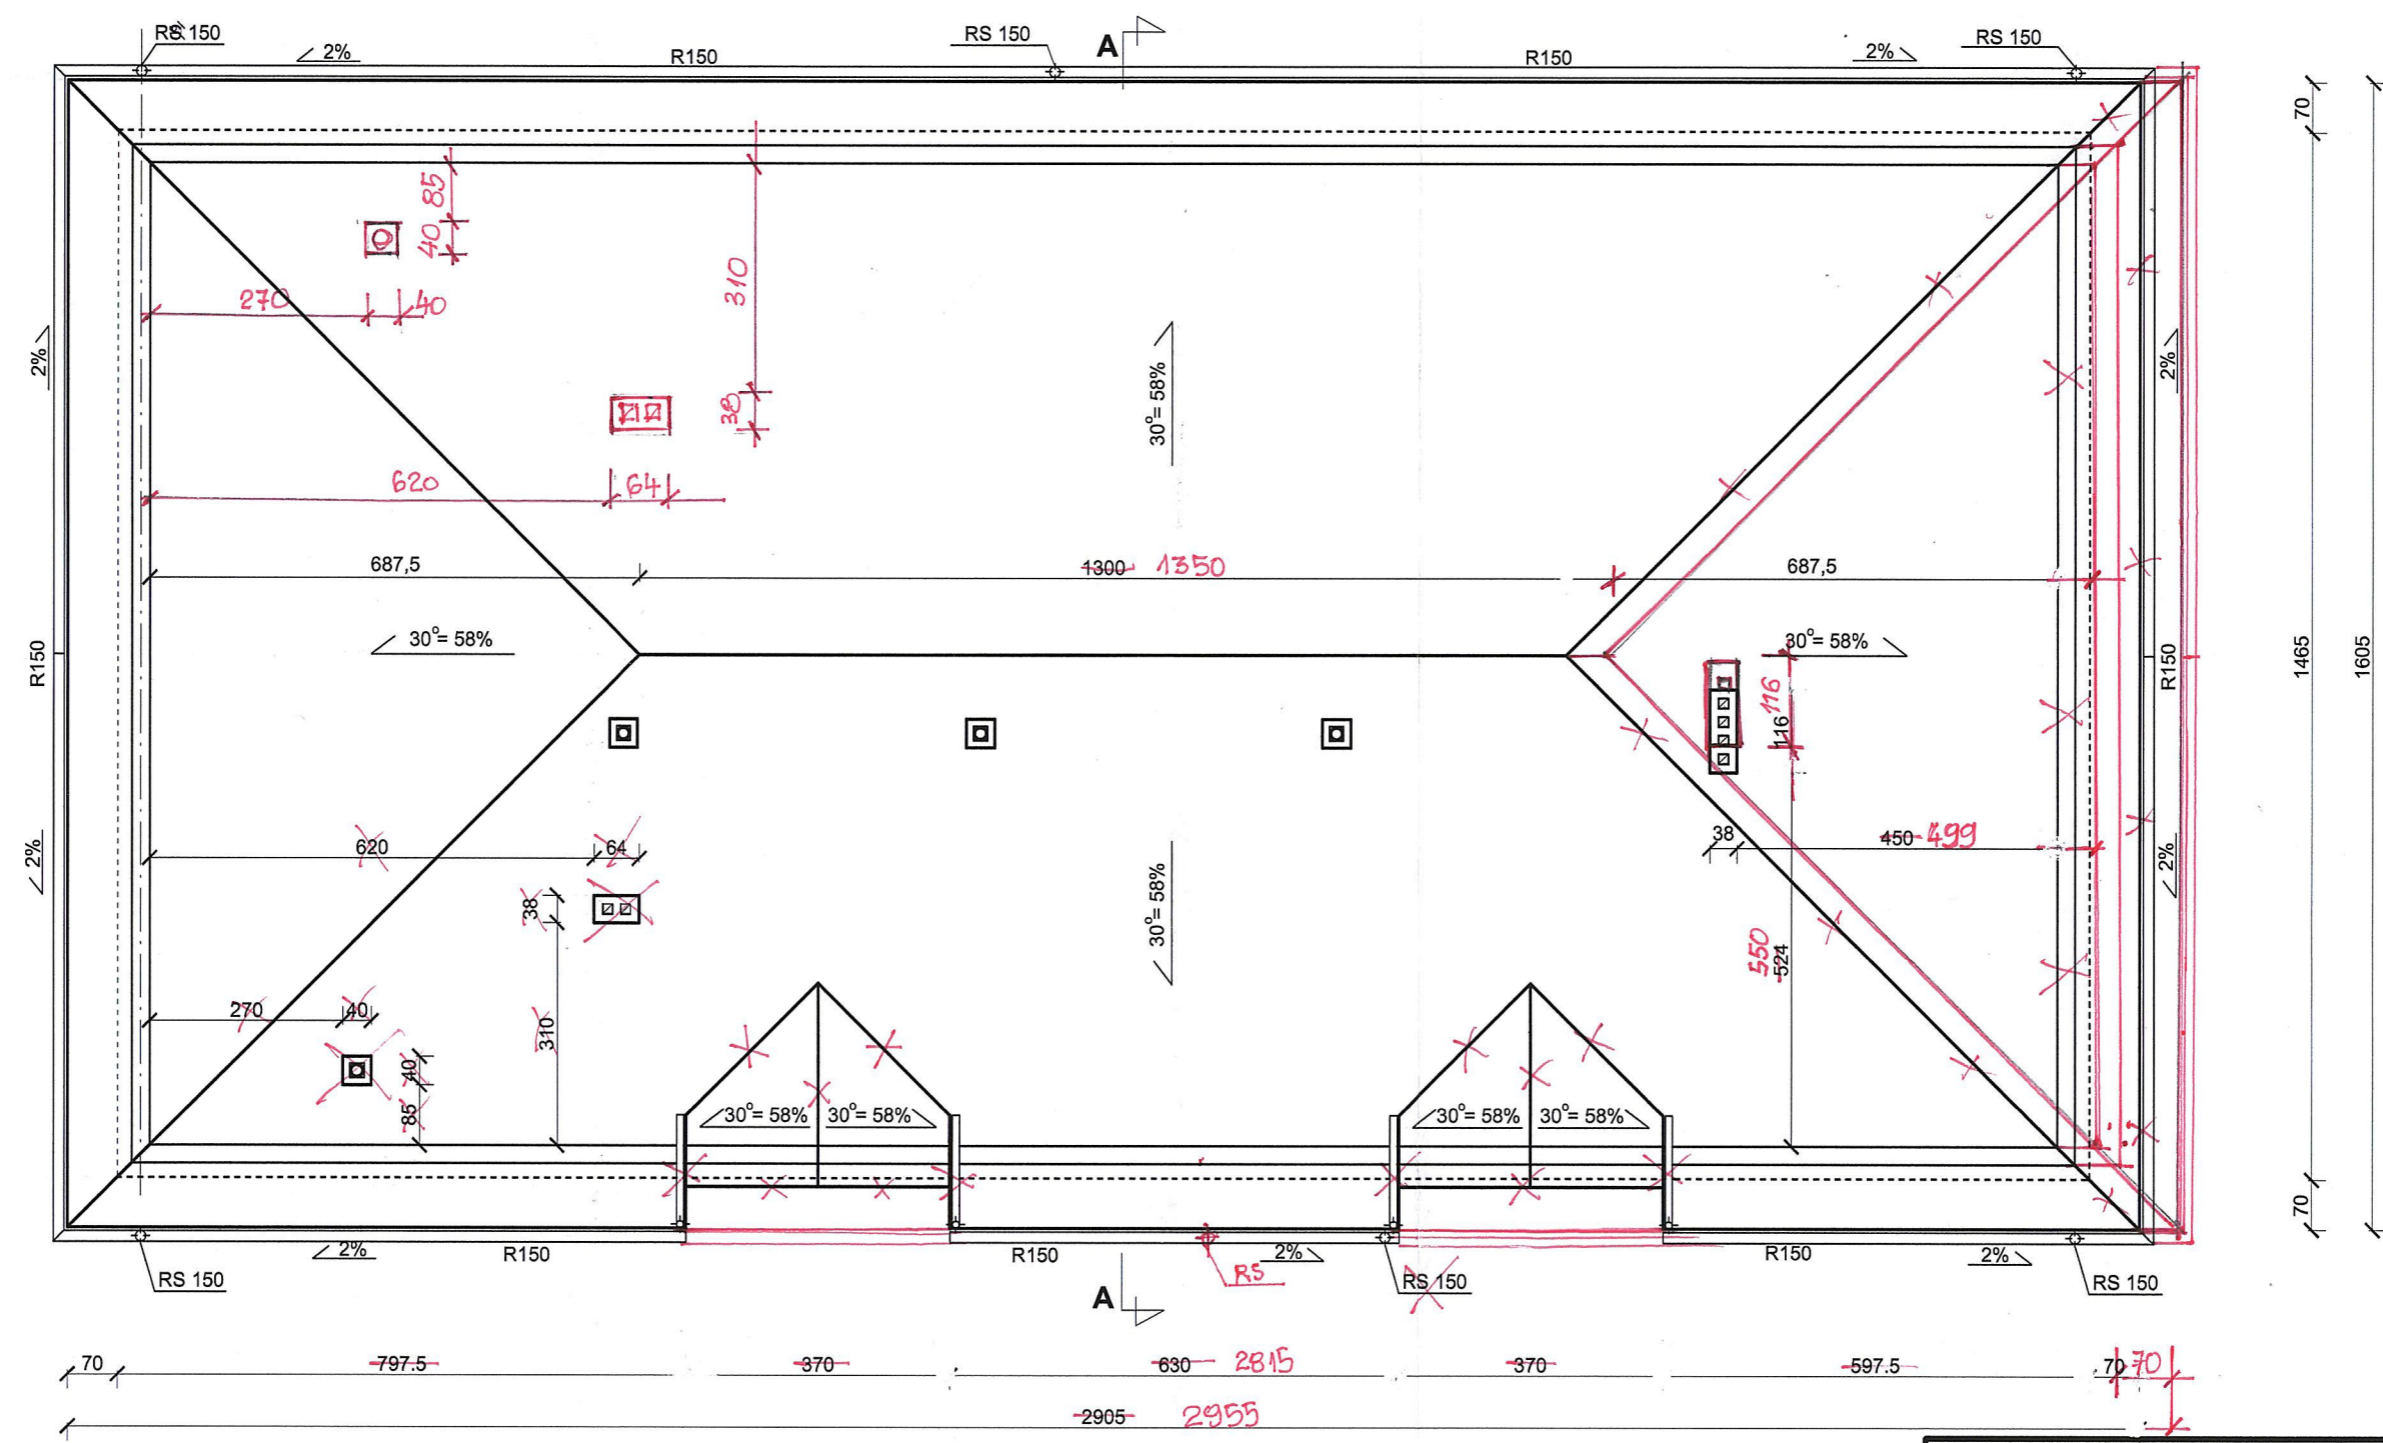

 Pracownia Projektowa - Barbara Pasowicz ul. Krakowska 1/311 39-200 Dębica tel/fax (014) 670 22 52, e-mail: bpasowicz@wp.pl		
Nazwa obiektu:	Budynek garażowo-dekontaminacyjny w JRG Nowa Sarzyna - Komendy Powiat. Państw. Straży Pożarnej w Leżajsku	
Lokalizacja obiektu:	Nowa Sarzyna dz. nr ewid. 2/5	Branża: A
Inwestor:	Komenda Powiat. Państw. Straży Pożarnej w Leżajsku	
Temat rysunku:	RZUT DACHU	Skala: 1:100
Projektował:	mgr inż. Barbara Pasowicz A-NB-8346/173/90 mgr inż. arch. Marek Krystek UKN-8346/75/88	Nr rys: A3
Sprawdził:	mgr inż. arch. Anna Jando-Roztoczyńska	11. 2016

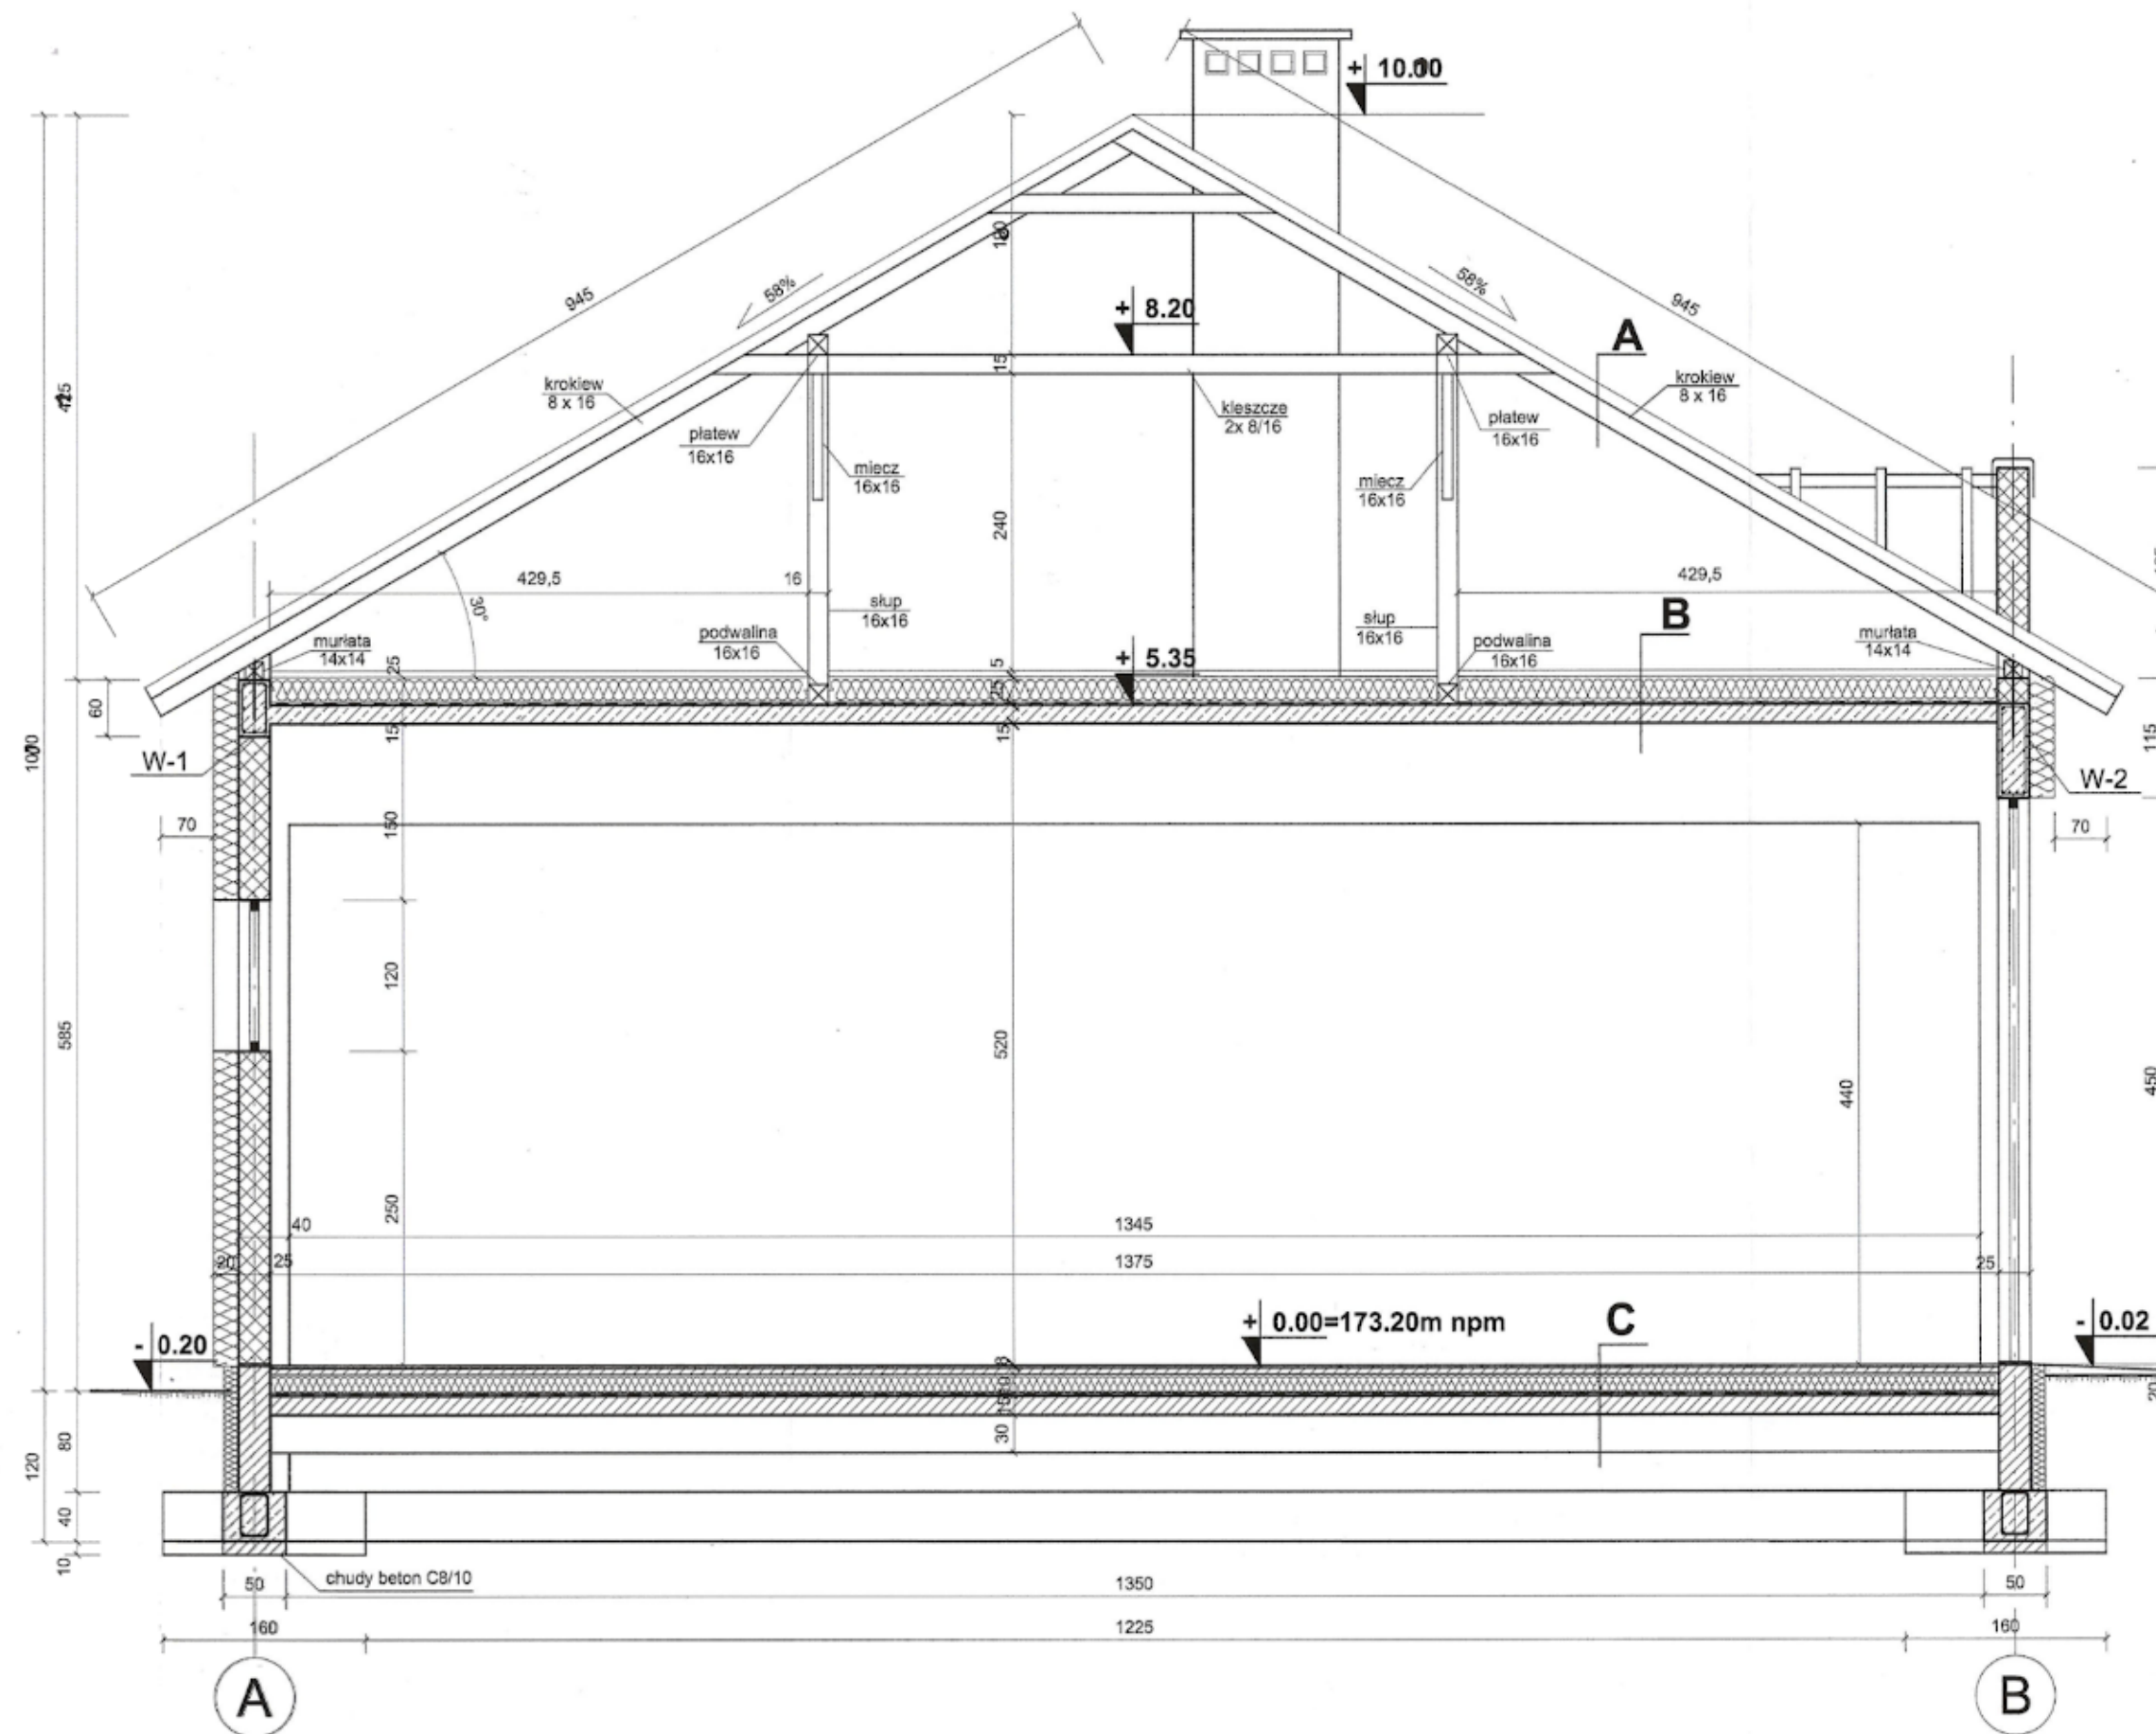

WYKAZ WARSTW

A.

- BLACHODACHÓWKA
- ŁATY 3,2 x 4,0cm
- KONTRŁATY 3,2 x 4,0cm
- FOLIA DACHOWA
- KROKIEW 8 x 16cm

B.

- WYLEWKA (zbrojona siatką) 5cm
- STYROPIAN 25cm
- FOLIA PAROIZOLACYJNA
- PŁYTA ŻELBETOWA 15cm
- TYNK CEM.-WAP.


C.

- POSADZKA EPOKSYDOWO-KWARCOWA 2.0mm
- BETON C20/25 (zbrojony siatką) 8cm
- STYROPIAN 10cm
- FOLIA BUDOWLANA x2
- BETON C16/20 15cm
- PIASEK ZAGĘSZCZONY 30cm



Pracownia Projektowa - Barbara Pasowicz
ul. Krakowska 1/311 39-200 Dębica
tel/fax (014) 670 22 52, e-mail: bpasowicz@wp.pl

Nazwa obiektu:	Budynek garażowo-dekontaminacyjny w JRG Nowa Sarzyna - Komendy Powiat. Państw. Straży Pożarnej w Leżajsku	
Lokalizacja obiektu:	Nowa Sarzyna dz. nr ewid. 2/5	Branża: A
Inwestor:	Komenda Powiat. Państw. Straży Pożarnej w Leżajsku	Skala: 1:50
Temat rysunku:	PRZEKRÓJ A - A	Nr rys: A4
Opracował:	mgr inż. Barbara Pasowicz A-NB-8346/173/90	11. 2016
Projektował:	mgr inż. arch. Marek Krystak UAN-8346/75/98	
Sprawił:	mgr inż. arch. Anna Jando-Roztoczyńska Nr upr. UNB-6346/24/85	

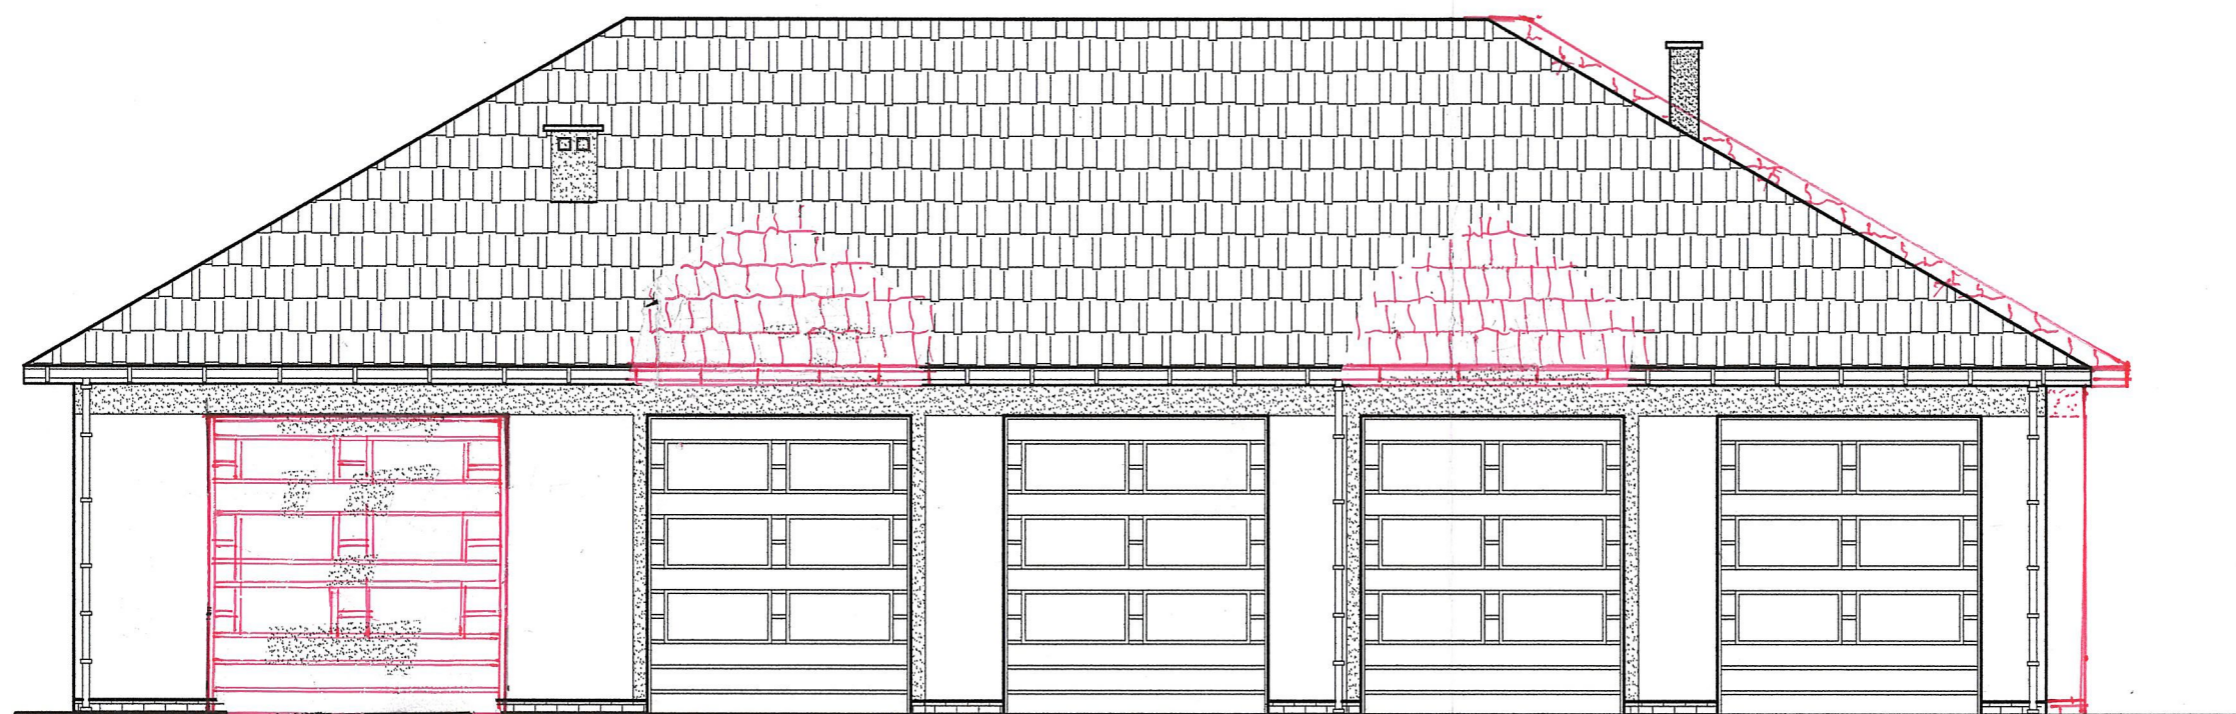


*Zmiany kwalifikują jako nieistotne
zgodnie z art. 36a, ust. 5, ustawy
o Prawo budowlane (Dz. U. z 2002r. poz. 1333)*

Upr. do projektowania i kierowania robotami
budowlanymi bez ograniczeń w specjalności
konstr. ogólnobudowlanej
Nr A-NB-8346/173/90
39-200 Dębica, ul. Łukasiewicza 15
tel. 601 683 931



Pracownia Projektowa - Barbara Pasowicz
ul. Krakowska 1/311 39-200 Dębica
tel/fax (014) 670 22 52, e-mail: bpasowicz@wp.pl

Nazwa obiektu:	Budynek garażowo-dekontaminacyjny w JRG Nowa Sarzyna - Komendy Powiat. Państw. Straży Pożarnej w Leżajsku	
Lokalizacja obiektu:	Nowa Sarzyna dz. nr ewid. 2/5	Branża: A
Inwestor:	Komenda Powiat. Państw. Straży Pożarnej w Leżajsku	Skala: 1:100
Temat rysunku:	ELEWACJA PÓŁNOCNA	Nr rys: A5
Opracował:	mgr inż. Barbara Pasowicz A-NB-8346/173/90	11. 2016
Projektował:	mgr inż. arch. Marek Krystek UAN-8346/75/88	
Sprawił:	mgr inż. arch. Anna Jando- Roztoczyńska Nr upr. UNB-8346/24/85	

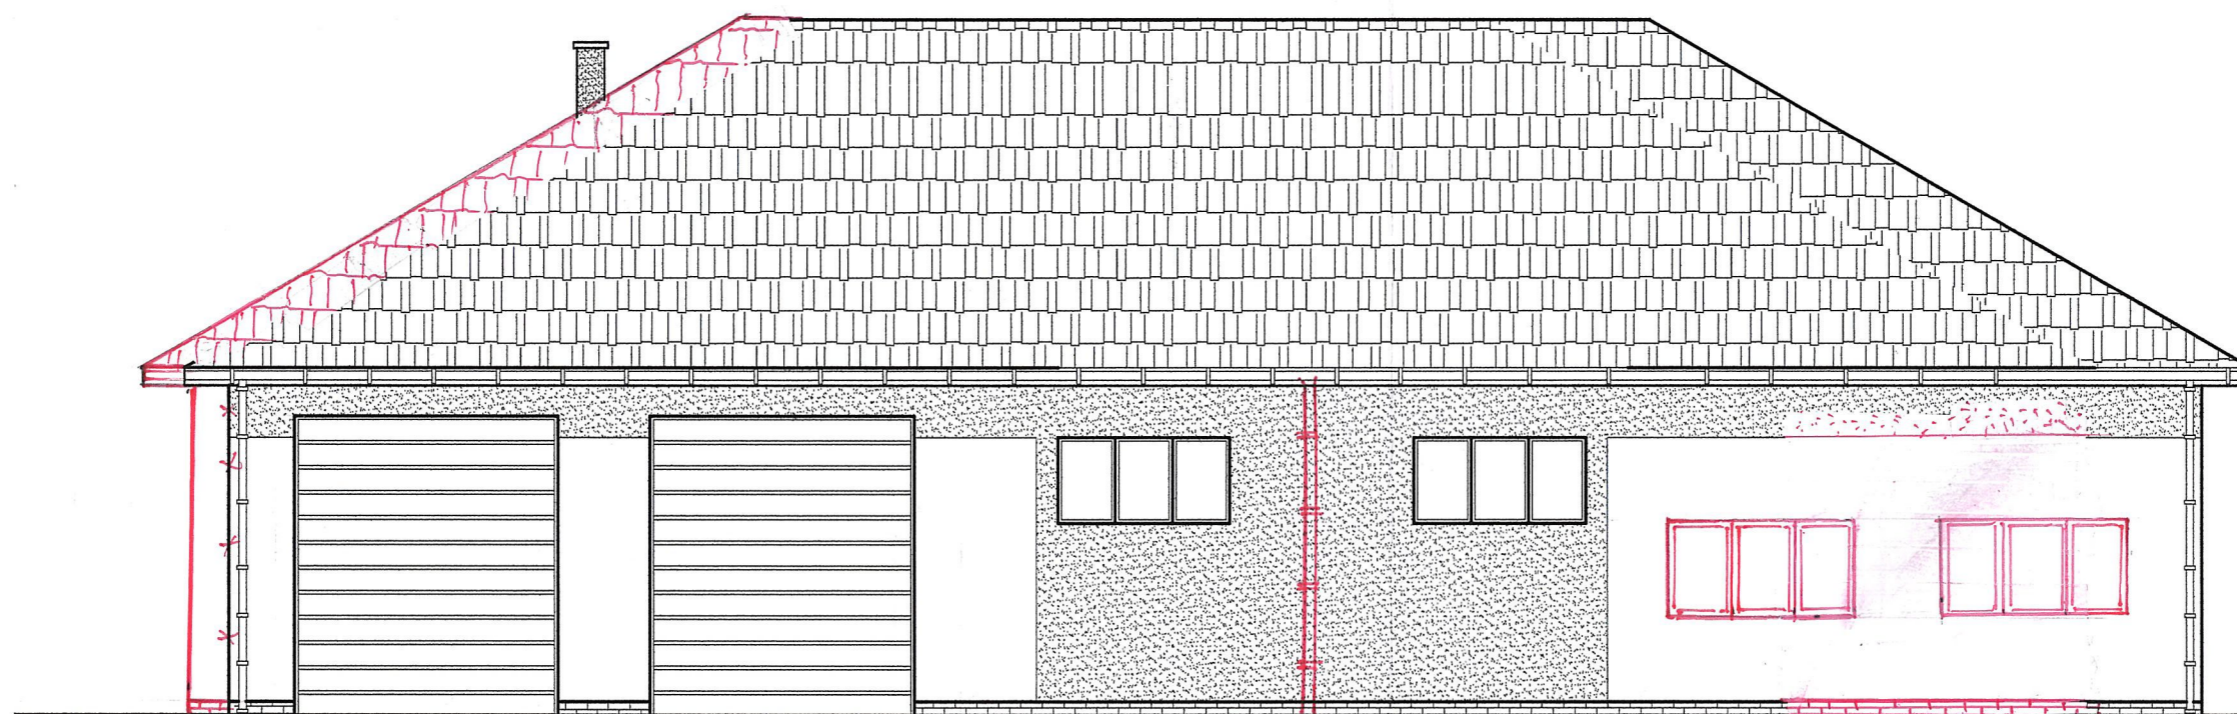


*Namierzony zmiany kwalifikuje jako
miejscowe, zgodnie z art. 36a, ust. 5
ustawy „Prawo budowlane” (Dz. U. z 2020 r.
poz. 1333)*

mgr inż. Barbara Pasowicz
Upr. do projektowania i kierowania robotami
budowlanymi bez ograniczeń w specjalności
konstrukcyjno-budowlanej
08-8346/173/90
39-200 Dębica, ul. Łukasiewicza 15
tel. 601 633 001




Pracownia Projektowa Barbara Pasowicz
ul. Krakowska 1/311 39-200 Dębica
tel/fax (014) 670 22 52, e-mail: bpasowicz@wp.pl

Nazwa obiektu:	Budynek garażowo-dekontaminacyjny w JRG Nowa Sarzyna - Komendy Powiat. Państw. Straży Pożarnej w Leżajsku	
Lokalizacja obiektu:	Nowa Sarzyna dz. nr ewid. 2/5	Branża: A
Inwestor:	Komenda Powiat. Państw. Straży Pożarnej w Leżajsku	Skala: 1:100
Temat rysunku:	ELEWACJA POŁUDNIOWA	Nr rys: A6
Opracował:	mgr inż. Barbara Pasowicz A-NB-8346/173/90	11. 2016
Projektował:	mgr inż. arch. Marek Krystek UAN-8346/75/88	
Sprawdził:	mgr inż. arch. Anna Jando- Roztoczyńska Nr upr. UNB-8346/24/85	

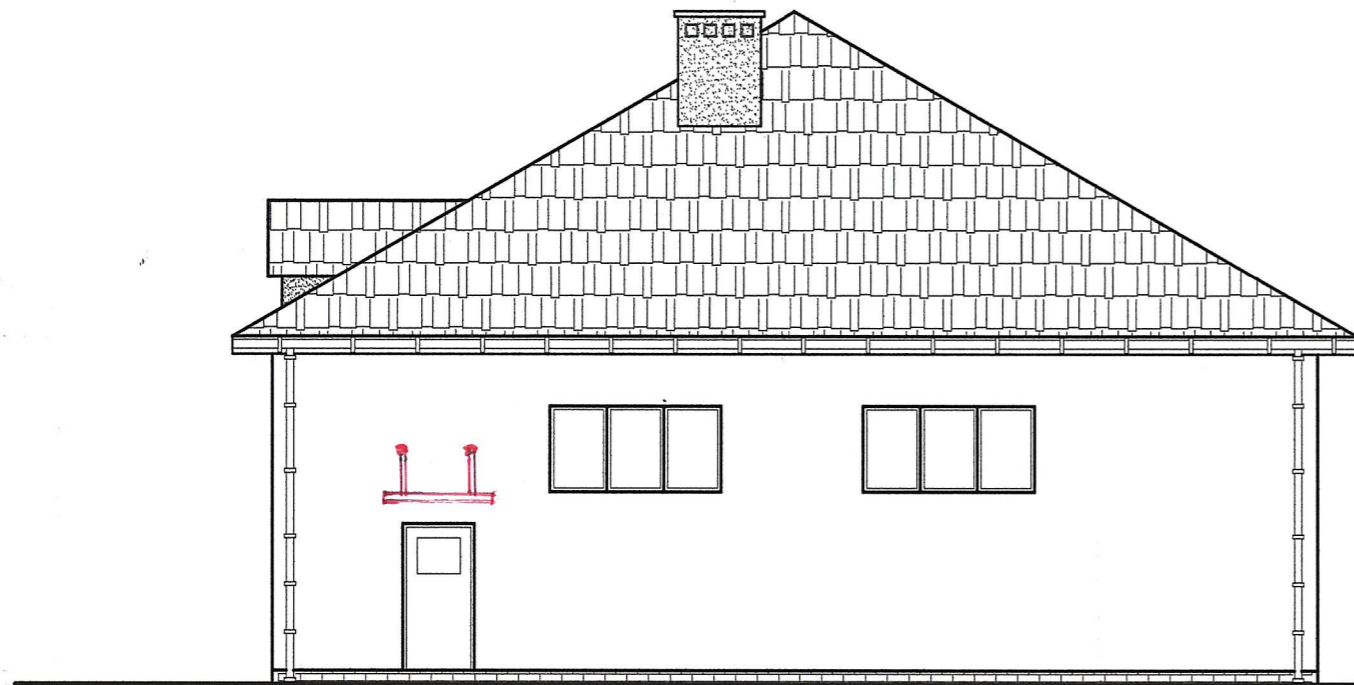


ELEWACJA ZACHODNIA

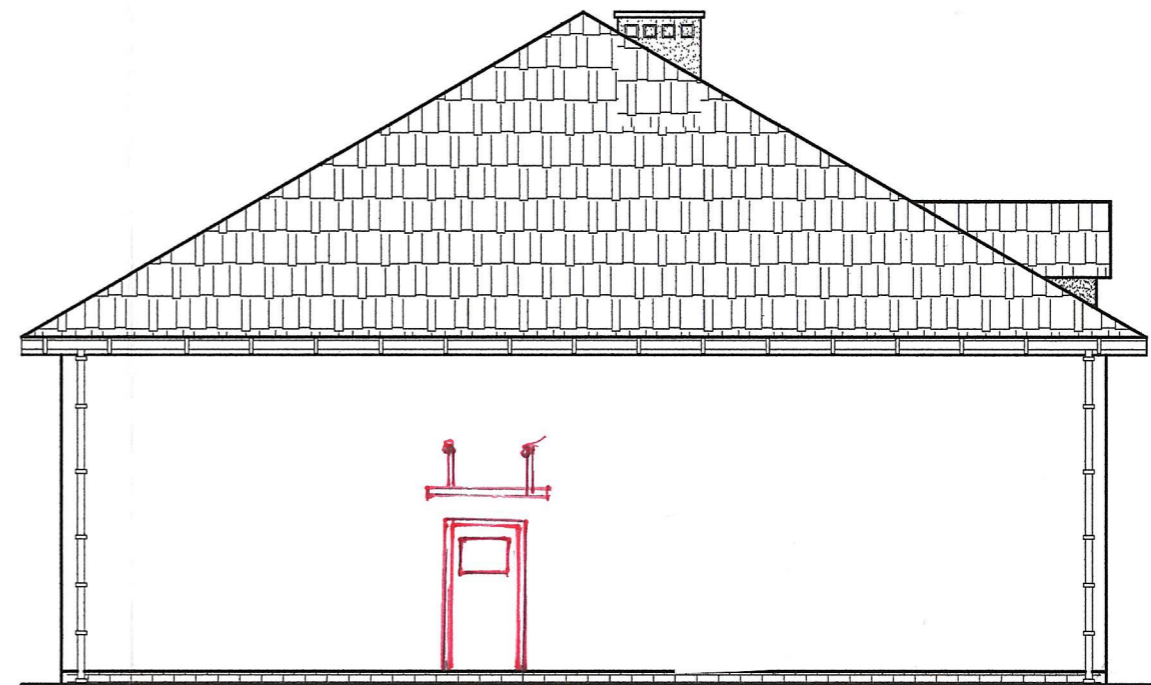

ELEWACJA WSCHODNIA

*Zmiany kwalifikuje jako nieistotne
zgodnie z art. 36a, ust. 5 ustawy „Prawo
budowlane (Dz.U. z 2020r. poz. 1333)*

mgr inż. Barbara Pasowicz
Upr. do projektowania i kierowania robotami
budowlanymi bez ograniczeń w specjalności
konstrukcyjno-budowlanej
Nr A-NIP-8346/173/90
39-200 Dębica, ul. Łukasiewicza 15
tel. 601 683 931

		Pracownia Projektowa - Barbara Pasowicz ul. Krakowska 1/311 39-200 Dębica tel/fax (014) 670 22 52, e-mail: bpasowicz@wp.pl	
Nazwa obiektu:	Budynek garażowo-dekontaminacyjny w JRG Nowa Sarzyna - Komendy Powiat. Państw. Straży Pożarnej w Leżajsku		
Lokalizacja obiektu:	Nowa Sarzyna dz. nr ewid. 2/5	Branża:	A
Inwestor:	Komenda Powiat. Państw. Straży Pożarnej w Leżajsku	Skala:	1:100
Temat rysunku:	ELEWACJE WSCHODNIA I ZACHODNIA		Nr rys:
Opracował:	mgr inż. Barbara Pasowicz A-NB-8346/173/90	<i>[Signature]</i>	A7
Projektował:	mgr inż. arch. Marek Krystek UAN-8346/75/88		
Sprawił:	mgr inż. arch. Anna Jando- Roztoczyńska Nr upr. UNB-8346/24/85	<i>[Signature]</i>	11. 2016