


RZUT PIWNICY
SKALA 1:100

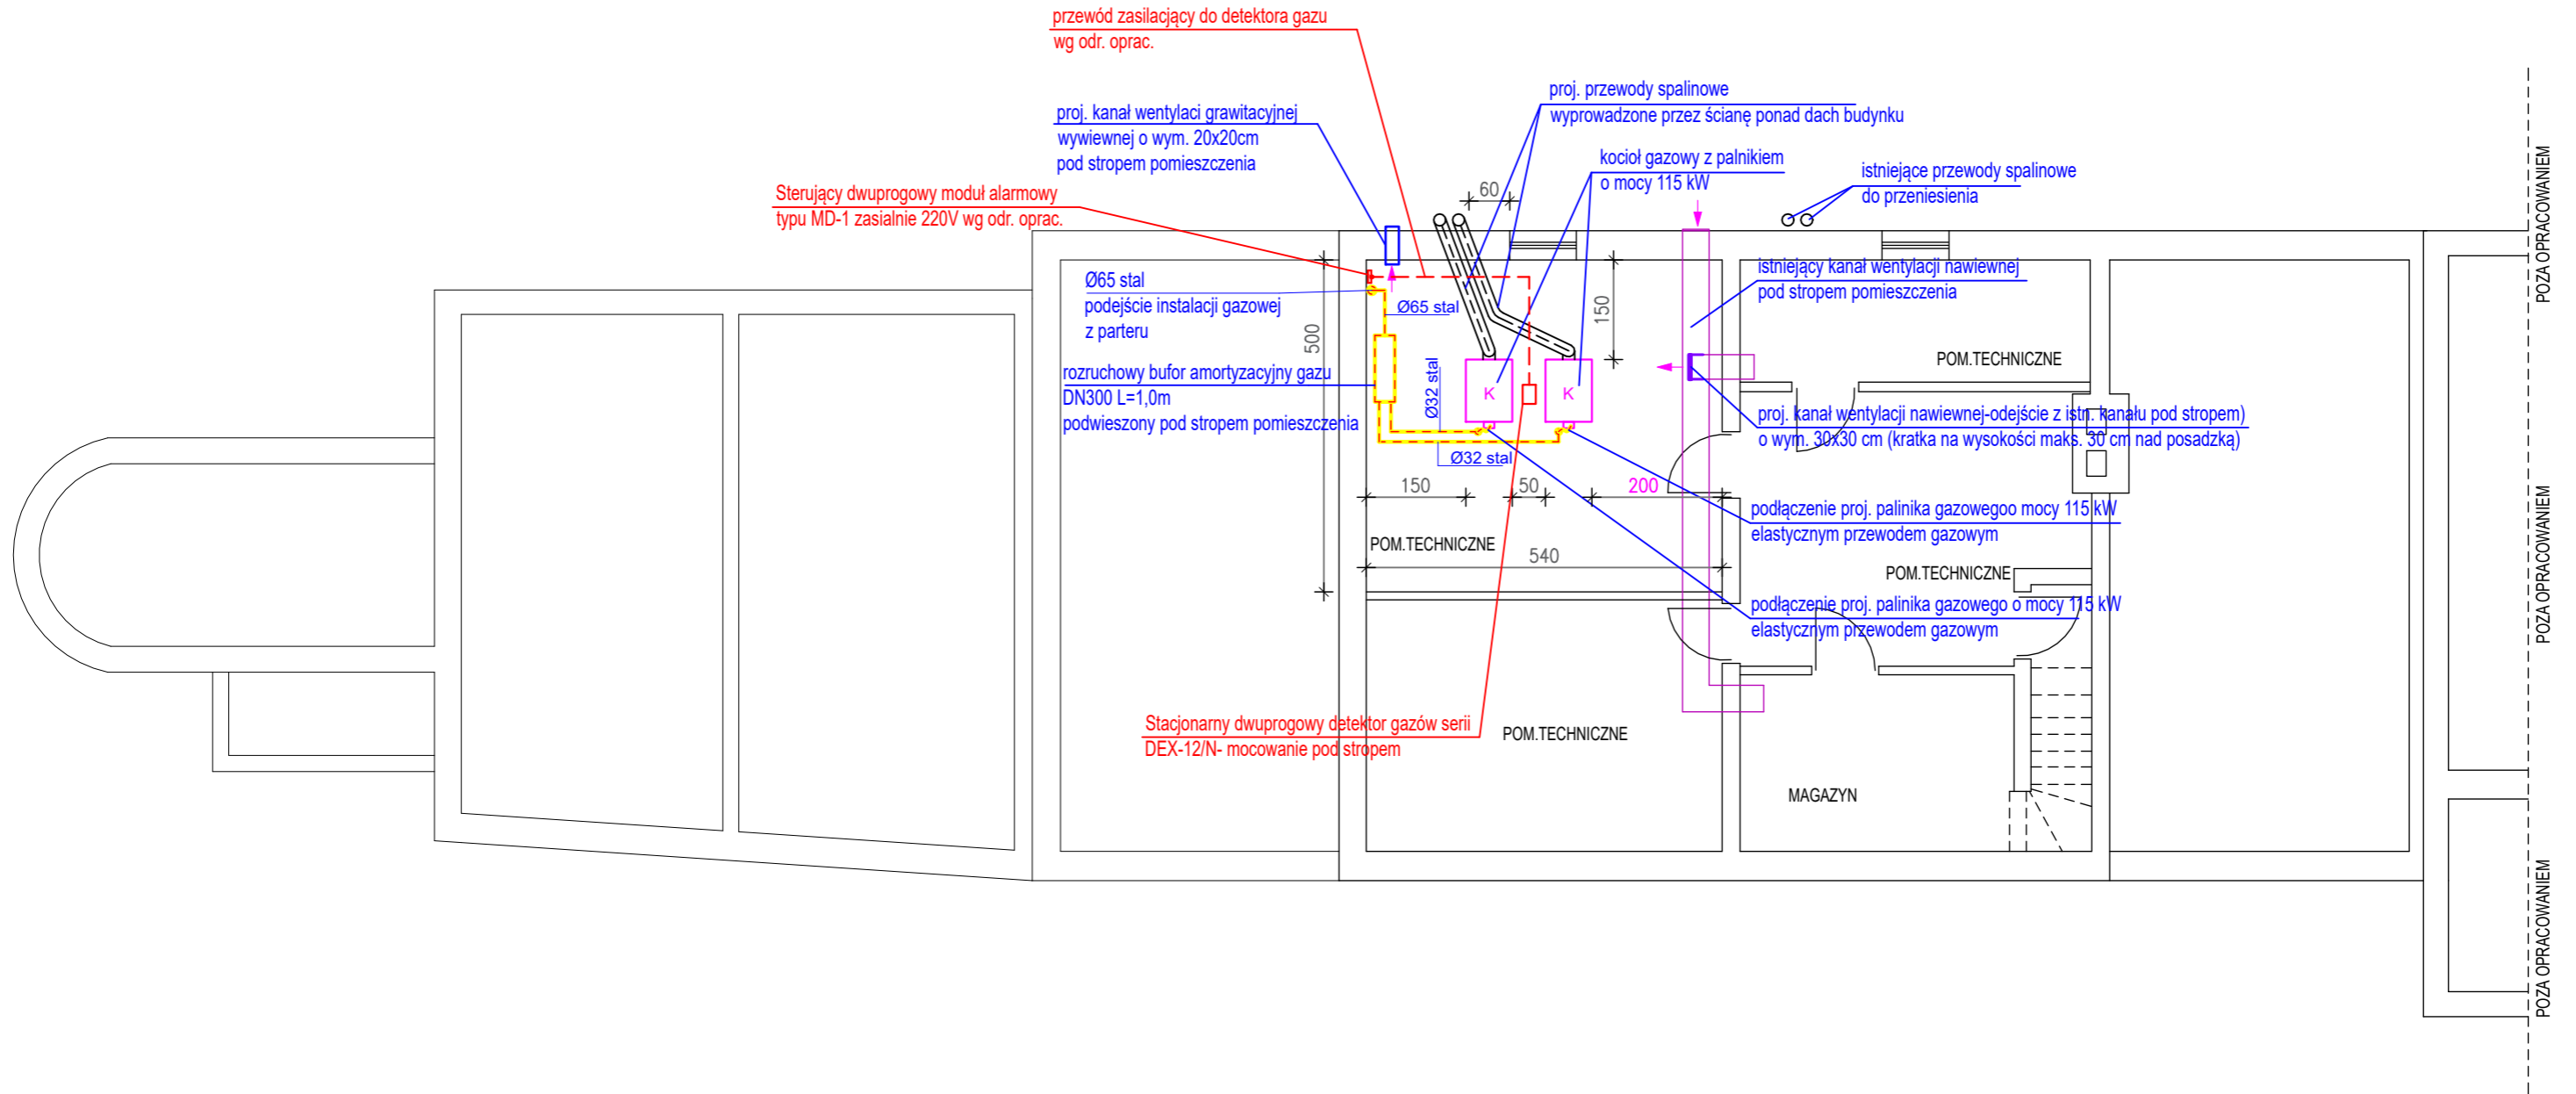

Przedsiębiorstwo Usługowe "BETKA" Beata Paszkiewicz-Kiluk ul. Nowowarszawska 132/57 Białystok 15-206 ; tel. 509 466 285			
Nazwa zamierzenia budowlanego	Instalowanie wewnątrz i na zewnątrz użytkowanego budynku administracyjno-biurowego instalacji gazowej Sejny, ul. Strażacka 2 dz. nr 361, obręb ewid. 0001 Sejny, jedn. ewid. Sejny	NR. RYS. 2	
Inwestor	Komenda Powiatowa Państwowej Straży Pożarnej w Sejnach ul. Strażacka 2, 16-500 Sejny	SKALA 1:100	
Tytuł	Rzut piwnicy	BRANŻA: sanitarna	
Projektant	mgr inż. Beata Paszkiewicz-Kiluk	BŁ/204/01	
Współpraca	mgr inż. Łukasz Malinowski	PDL/0075/PWBS/22	09.06.2023r.