


LP.	POMIESZCZENIE	POWIERZCHNIA (m ²)
C.0.01	SCHÓWEK	1,73 m ²
C.0.02	SZATNIA	26,33 m ²
C.0.03	GABINET OKULISTYCZNY	19,39 m ²
C.0.04	CIEMNIA	15,87 m ²
C.0.05	GABINET OKULISTYCZNY	14,01 m ²
C.0.06	GABINET LEKARSKI	19,41 m ²
C.0.07	GAB. PIELEG. IPOZOZNEJ	24,68 m ²
C.0.08	GABINET LEKARSKI	14,50 m ²
C.0.09	GABINET LEKARSKI	14,61 m ²
C.0.10	GABINET LEKARSKI	14,62 m ²
C.0.11	GABINET LEKARSKI	15,00 m ²
C.0.12	GABINET LEKARSKI	23,29 m ²
C.0.13	POKOJ SOCJALNY	13,95 m ²
C.0.14	GABINET LEKARSKI	14,76 m ²
C.0.15	GABINET LEKARSKI	12,68 m ²
C.0.16	GABINET LEKARSKI	11,78 m ²
C.0.17	WC	3,39 m ²
C.0.18	SCHÓWEK	3,91 m ²
C.0.19	SKLEP	12,38 m ²
C.0.20	USG	12,78 m ²
C.0.21	POLE WIDZENIA	14,15 m ²
C.0.22	WC	12,58 m ²
C.0.23	GABINET LEKARSKI	15,39 m ²
C.0.24	POM. DODATKOWE	8,33 m ²
C.0.25	PIELEGNARKA	7,90 m ²
C.0.26	PIELEGNARKA	12,41 m ²
C.0.27	PIELEGNARKA	14,69 m ²
C.0.28	GABINET LEKARSKI	14,69 m ²
C.0.29	GABINET LEKARSKI	13,64 m ²
C.0.30	GABINET LEKARSKI	16,38 m ²
C.0.31	GABINET LEKARSKI	15,69 m ²
C.0.32	CENTRUM SZCZEPIEN	26,31 m ²
C.0.33	GABINET LEKARSKI	14,55 m ²
C.0.34	GABINET LEKARSKI	14,61 m ²
C.0.35	POM. SŁUŻBOWE	14,49 m ²
C.0.36	POM. SŁUŻBOWE	15,44 m ²
C.0.37	PRZEDSIÓNEK	18,31 m ²
C.0.38	POM. ADMINISTRACJI	11,78 m ²
C.0.39	MAG. NARZĘD. I PRZYCHOTR.	10,64 m ²
C.0.40	POM. SZKOLEN	10,00 m ²
C.0.41	IZBA RECEPTUROWA	10,90 m ²
C.0.42	ZMIYWALNIA	5,13 m ²
C.0.43	KOMUNIKACJA	18,32 m ²
C.0.44	IZBA EKSPEDYCYJ	66,76 m ²
C.0.45a	SZAFKA NA SPRZĘT PORZ.	4,07 m ²
C.0.45	MAGAZYN WYROBÓW MED.	7,78 m ²
C.0.46	KOM. PRZYJĘC./SZATNIA	13,24 m ²
C.0.47	PRZEDSIÓNEK	8,23 m ²
C.0.48	PRZEDSIÓNEK	4,32 m ²
C.0.49	ARCHIWUM	6,31 m ²
C.0.50	KOMUNIKACJA	18,12 m ²
C.0.51	POM. SOCJALNE	11,19 m ²
C.0.52	WC	2,45 m ²
C.0.53	MAG. PROD. LECZNICZYCH	18,94 m ²
C.0.54	POKOJ	6,96 m ²
C.0.55	KOMUNIKACJA	50,00 m ²
C.0.56	SEKRETARIAT	11,35 m ²
C.0.57	XXX	2,69 m ²
C.0.58	KIEROWNIK	18,76 m ²
C.0.59	KARTOTEKA	30,50 m ²
C.0.60	PUNKT WYD. WYNIKÓW BADAŃ	12,15 m ²
C.0.61	SKLEP	7,24 m ²
C.0.62	SCHÓWEK	1,58 m ²
C.0.63	HALL	376,19 m ²
C.0.64	IZBA EKSPEDYCYJ	66,76 m ²
C.0.65	HALL	376,19 m ²
RAZEM		1277,97 m²

BUDYNEK C

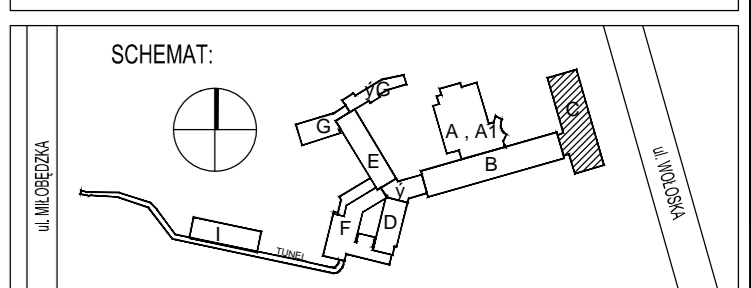

LEGENDA:

- INSTALACJE ELEKTRYCZNE:
- OMIĄDZO ELEKTRYCZNE
 - OMIĄDZO TELEFONICZNE
 - GRZEJNIK C.O.
 - INSTALACJA ODOROWNA
 - PRZYCIŚNIK ROP
 - CZUJKA

Gid ZESPÓŁ PROJEKTOWY
 Grzegorz BREWCZYŃSKI
 tel.: 22 813 67 60 tel/fax.: 22 813 67 49

INWENTARYZACJA			
BUDYNEK C - RZUT PARTERU			
Centralny Szpital Kliniczny MSW w Warszawie ul. Wołoska 137, 02-507 Warszawa			
Autorzy	Imię i Nazwisko	Upr. bud	Data
Projektant	arch. Beata Kiełmińska	MA01007	11.2014
Sprawdzający	arch. Aleksandra Machowska	MA01506	11.2014
Opracowujący	arch. Katarzyna Kłodziej arch. Piotr Węzorek arch. Edyta Najmuda inż. Ryszard Wiśniewski inż. Hubert Szymanik		
Stadium proj.	INWENTARYZACJA BUDOWLANA	Skala 1:100	Nr rys. A-201