


Załącznik nr 226 do Zarządzenia Wojewody Łódzkiego z dnia 1 grudnia 2023r

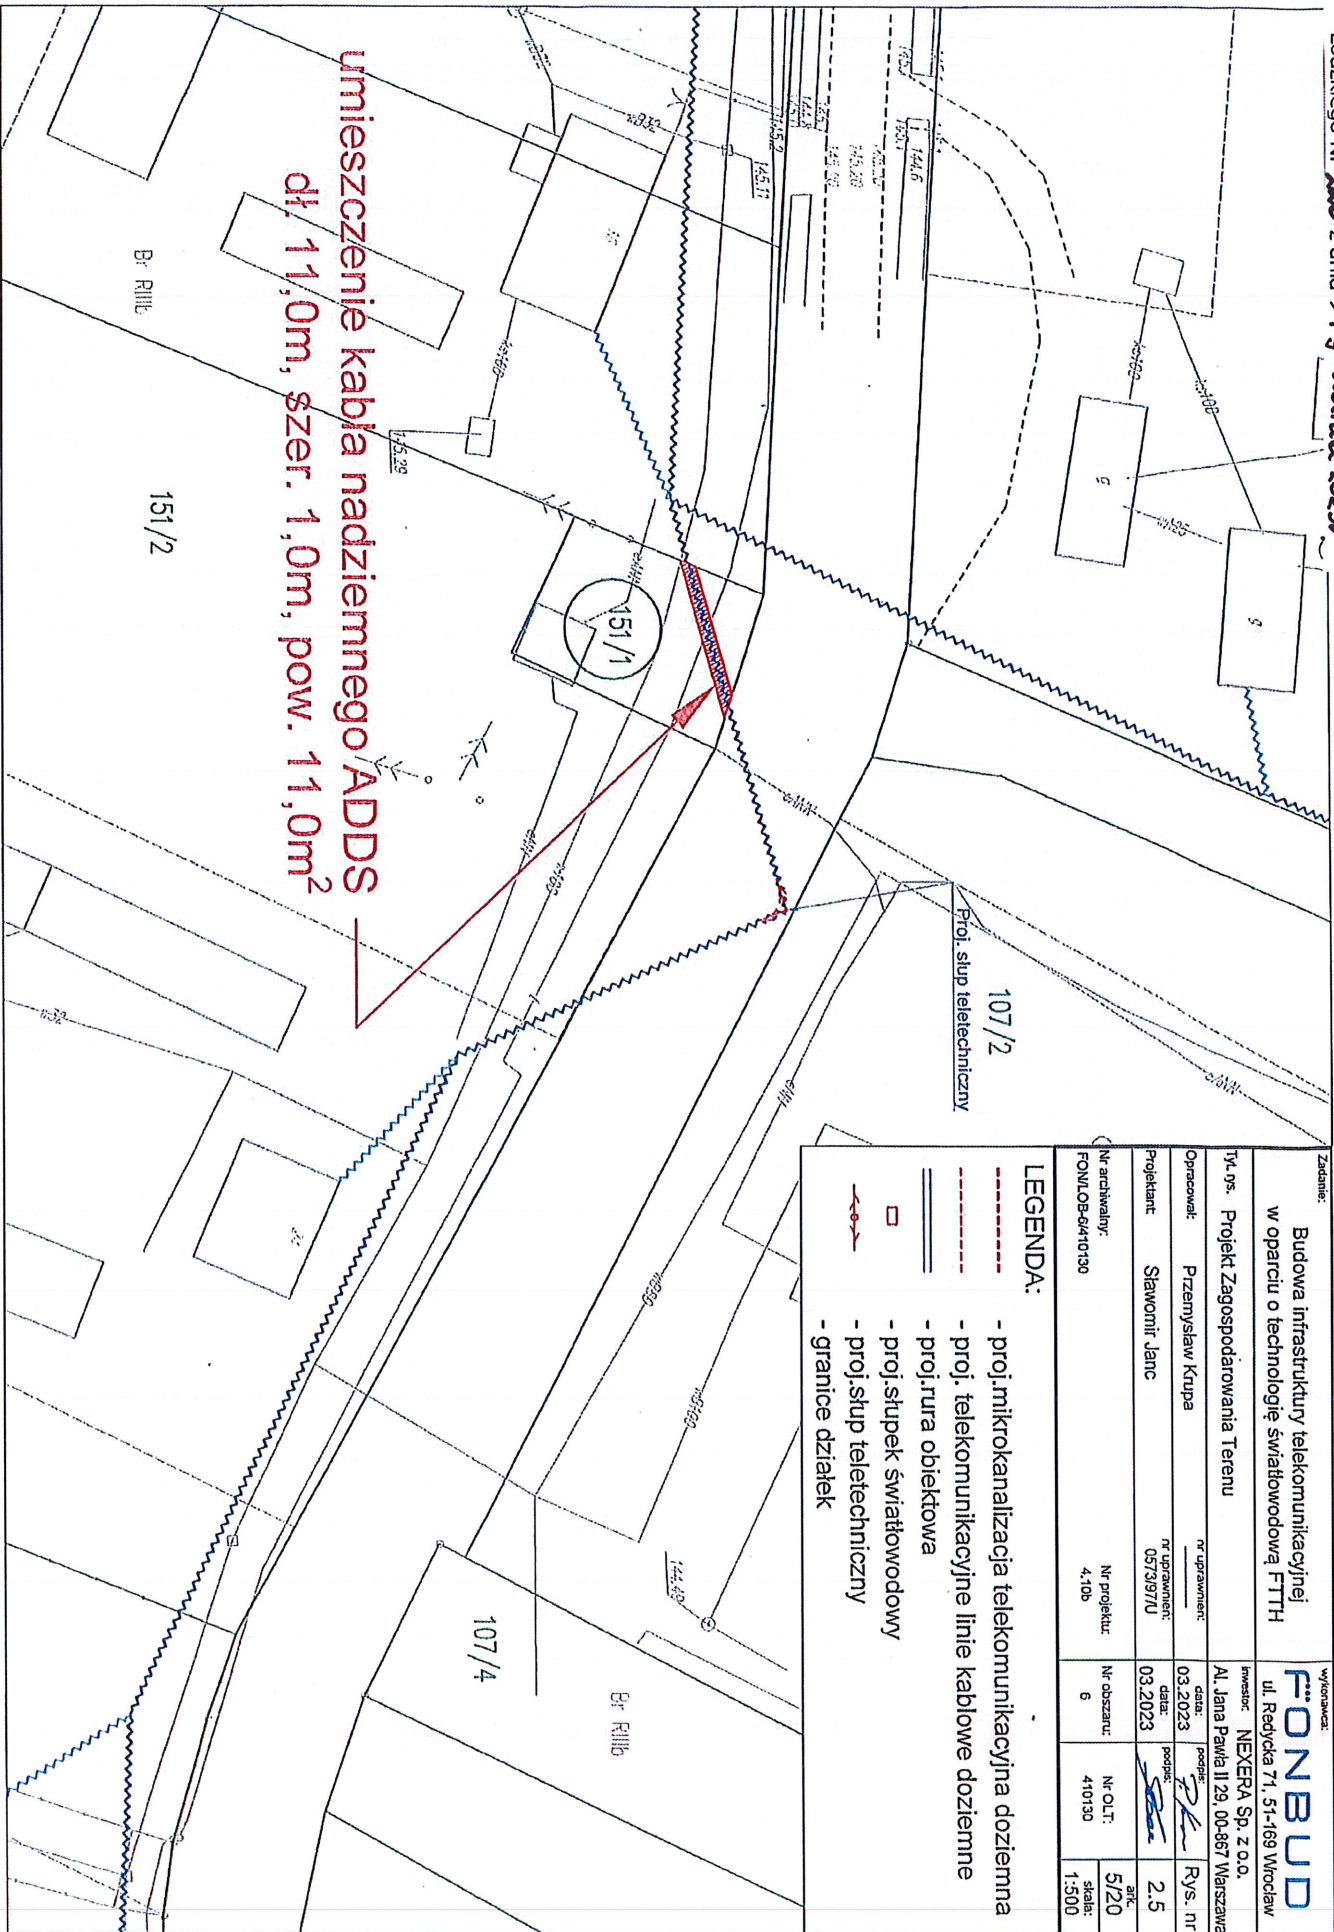

umieszczenie kabla nadziemnego ADDS
dł. 11,0m, szer. 1,0m, pow. 11,0m²

Zadanie:		Wykonawca:	
Budowa infrastruktury telekomunikacyjnej w oparciu o technologię światłowodową FTTH		FONBUD	
Tytuł: Projekt Zagospodarowania Terenu		Inwestor: NEXERA Sp. z o.o. ul. Redycka 71, 51-169 Wrocław	
Opracował: Przemysław Krupa	Nr uprawnień:	data: 03.2023	podpis: [Signature]
Projektant: Sławomir Janc	Nr uprawnień: 0373197U	data: 03.2023	podpis: [Signature]
Nr archiwalny: FONI.OB-64410130	Nr projektu: 4.10b	Nr O.L.T.: 410130	skala: 1:500
Rys. nr 2.5		SIT	

LEGENDA:

- - - - - proj. mikrokanalizacja telekomunikacyjna doziemna
- - - - - proj. telekomunikacyjne linie kablowe doziemne
- - - - - proj. rura obiektowa
- - - - - proj. stupek światłowodowy
- - - - - proj. słup teletechniczny
- - - - - granice działek