

PROJEKT ZAGOSPODAROWANIA TERENU

Przyłącze ciepłownicze do budynku
przy ul. Mickiewicza 11 w Brzezinach.


Skala 1:250

Załącznik do Zarządzenia Nr
Wojewody Łódzkiego z dnia

105 /2023

19 maja

2023 r.

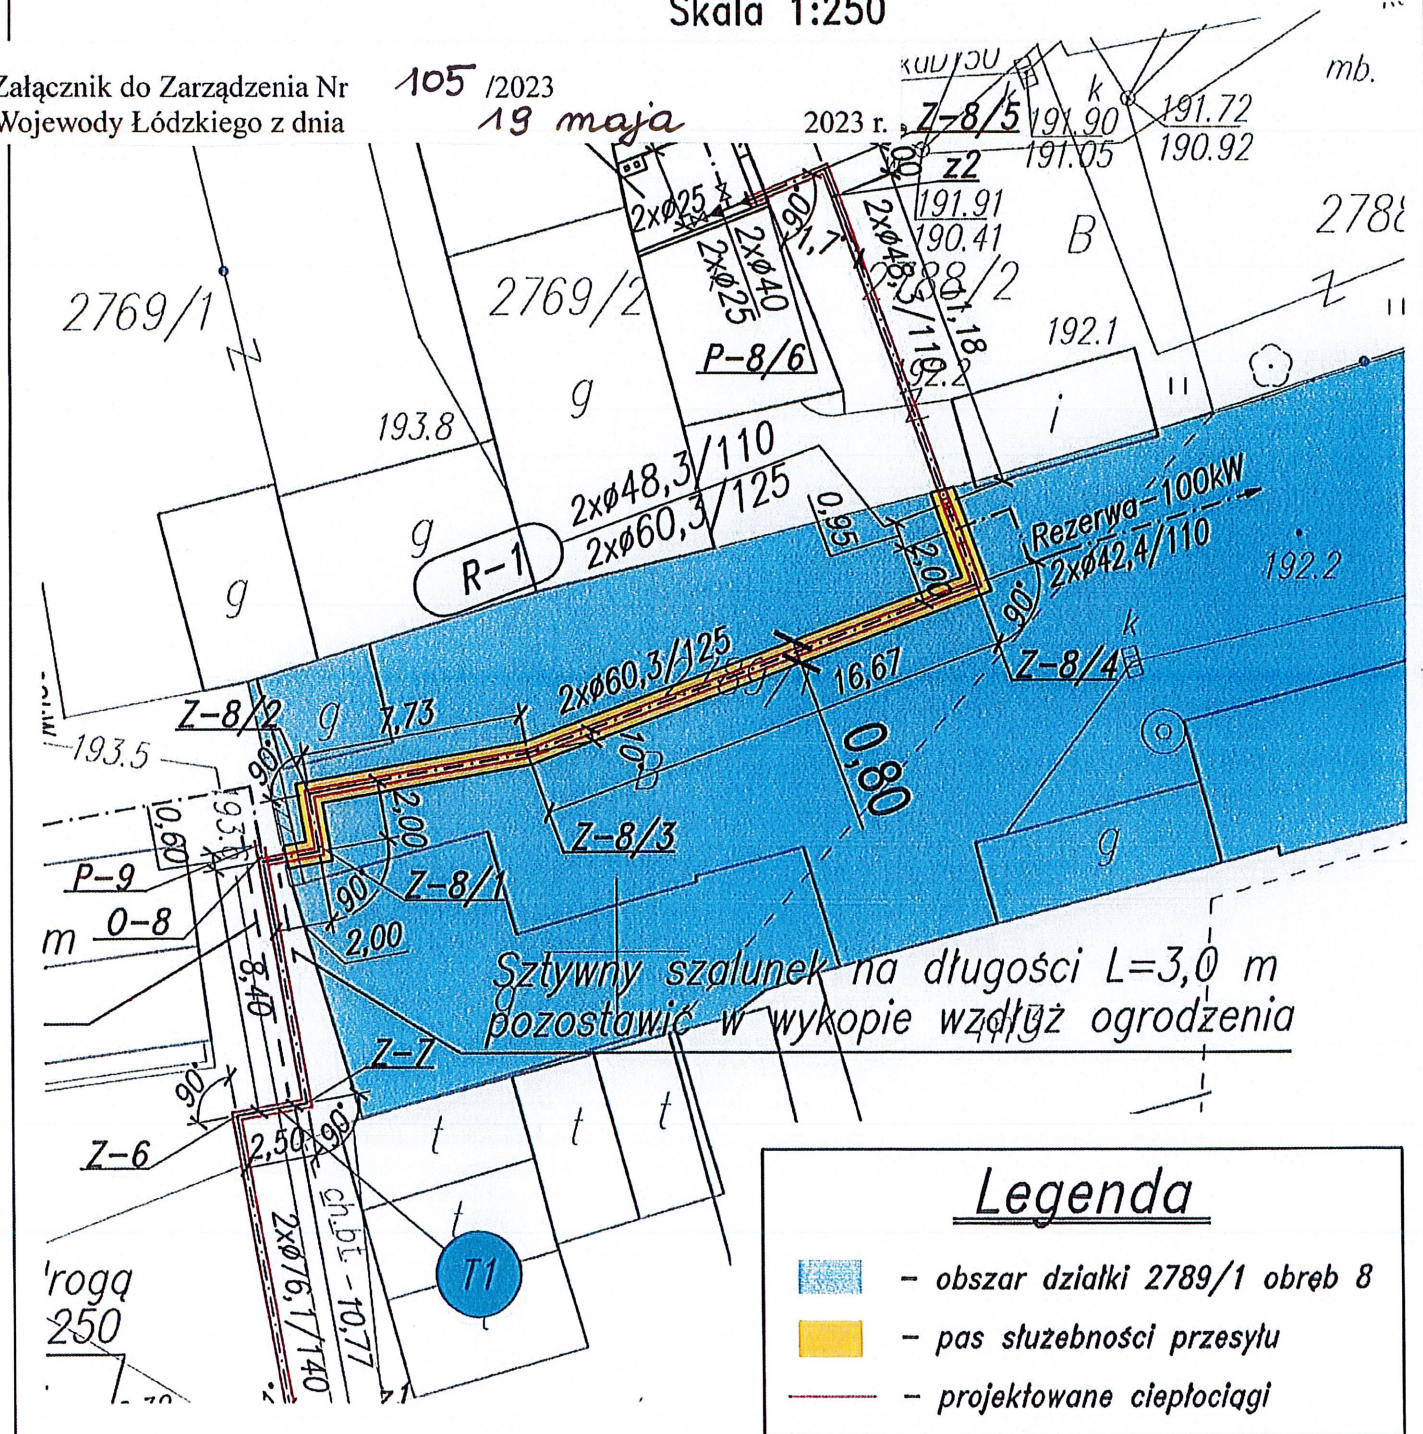

Legenda

- obszar działki 2789/1 obręb 8
- pas służebności przesyłu
- projektowane ciepłociągi

Na działce nr 2789/1 obręb 8 projektowane jest
przyłącze ciepłownicze 2xDN50-40 (2xØ60,3/125 - Ø48,3/110)
- długość trasy: 31,0 m
- szerokość pasa służebności: 0,8 m
- obszar służebności: 24,8 m²

ZA ZGODNOŚĆ
KOPII Z ORYGINAŁEM

INSPEKTOR

Daria Kołodziej

skan dokumentu odwzorowujący
dokument oryginalny