


STAN ZAPROJEKTOWANY

Uwagi :


- Wykonanie nowych płytek na posadzce oraz na ścianach do wysokości 2,10m
- Umywalki montowane pod blatowo z lekkim zachodzeniem blatu na średnice umywalki
- Wykonanie odpływów ściekowych liniowych
- Wykonać spadki posadzek w stronę odpływów liniowych
- Wykonać zawór czerpalny z słuchawką prysznicową na wysokość 0.5m
- Wykonanie fototapety wodoodpornej - ostateczny wybór wzoru motywu w kwestii ustaleń Inwestora
- Wykonanie blatu na głębokość 60cm
- Instalacja sanitarna zaprojektowana w odrębnym opracowaniu
- Instalacja elektryczna zaprojektowana w odrębnym opracowaniu

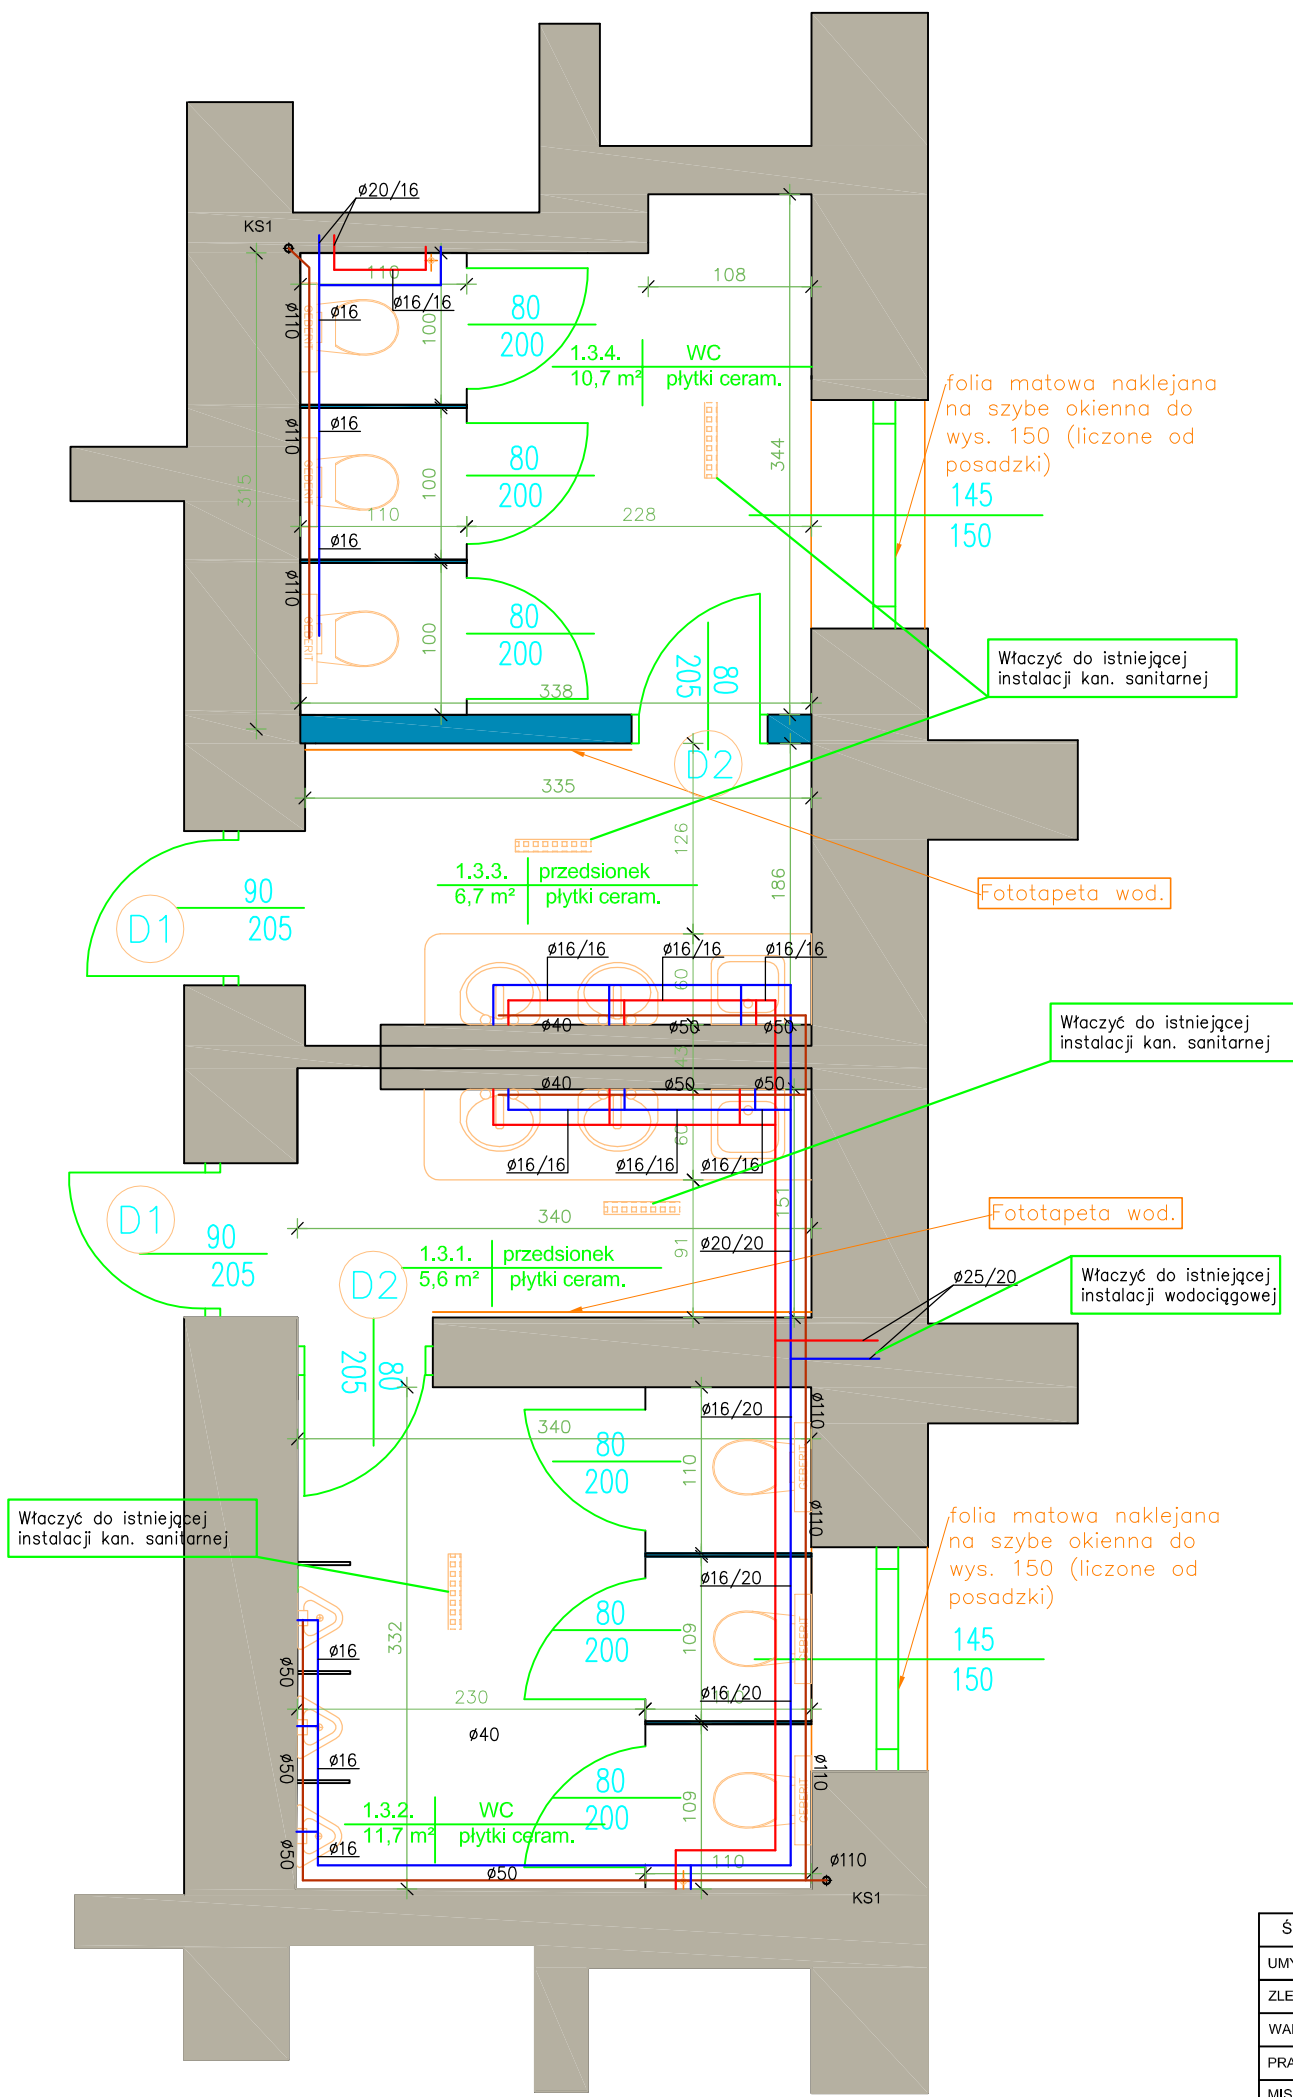

- ściany istniejące
- ściany projektowane
- ściany do rozbioru
- elementy do usunięcia
- zestaw czerpalny z słuchawką prysznicową ciepła zimna woda
- odpływ liniowy
- zlew techniczny
- dystrybutor wody
- grzejnik
- ścianki systemowe
- ustęp podwieszany w systemie geberit
- pisuar podwieszany
- umywalka podblatowa

ŚREDNICE PODEJŚĆ KANALIZACYJNYCH	
UMYWALKA	Ø40mm PVC
ZLEWOZMYWAK	Ø50mm PVC
WANNA	Ø50mm PVC
PRALKA	Ø40mm PVC
MISKA USTĘPOWA	Ø110mm PVC

- ### OZNACZENIA WOD-KAN:
- - INST. WODY ZIMNEJ
 - - INST. WODY CIEPŁEJ
 - - INST. KANALIZACJI SANITARNEJ
 - KS1 ◆ - PION KANALIZACJI SANITARNEJ
 - Ø16/20/25 - ŚREDNICE PRZEWODÓW
 - Ø40 Ø50 Ø110 - ŚREDNICE PRZEWODÓW

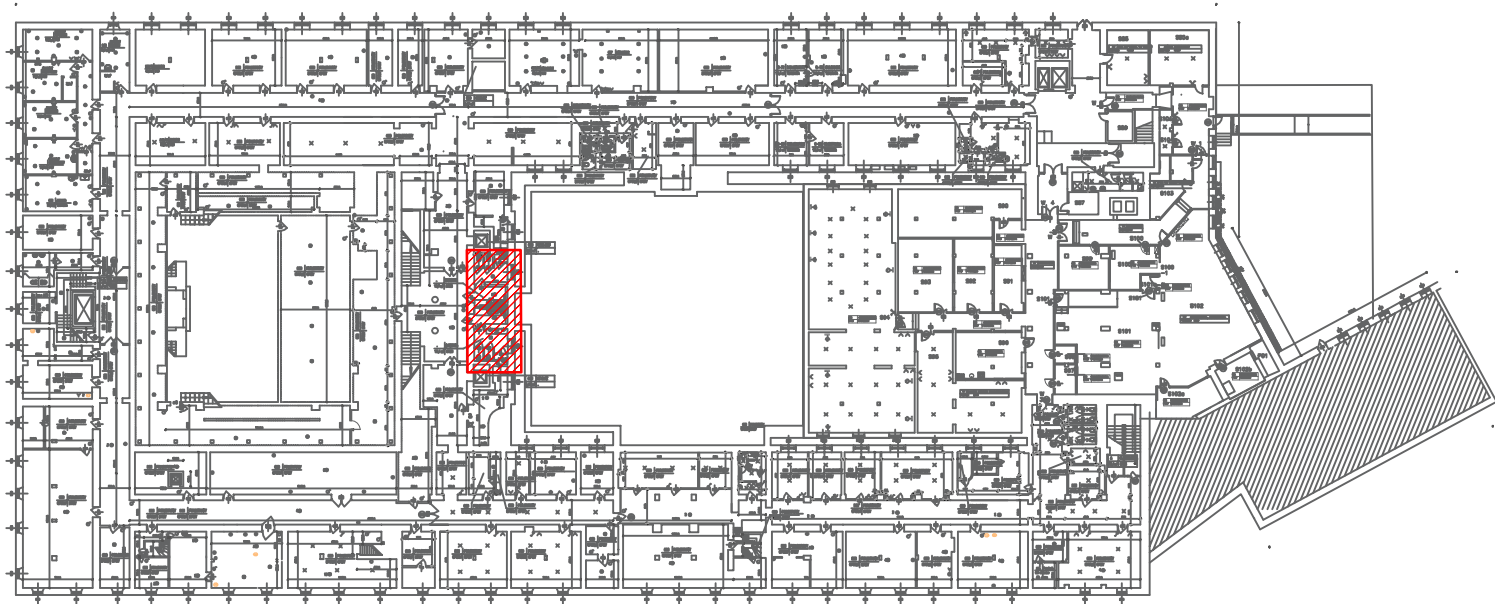

Centrum Rzecznictwa Budowlanego Sp. z o.o. **CRB**
 ul. Obozowa 82A lok. 19, 01-434 Warszawa
 tel: 0 22 490 42 10 **Sp. z o.o.**

Nazwa inwestycji: WYKONANIE DOK. PROJEKTOWO-KOSZTORYSOWEJ PRZEBUDOWY I MODERNIZACJI POMIESZCZEŃ SANITARIATÓW I SOCJALNYCH W BUDYNKU MINISTERSTWA PRZEDSIĘBIORCZOŚCI I TECHNOLOGI PRZY PL. TRZECH KRZYŻY 3/5	Inwestor: SKARB PAŃSTWA - MINISTERSTWO PRZEDSIĘBIORCZOŚCI I TECHNOLOGI ul. Plac Trzech Krzyży 3/5, Warszawa	
Nazwa rysunku: ŁAZIENKA MĘSKA I DAMSKA 1.3b		
Skala: 1:50	Data: 11.12.2019r.	Nr rys: 3b
Projektował: mgr inż. Jacek Chalicki	Podpis:	Upr nr: MAZ/0412/POOS/09
Sprawił: inż. Jacek Papierowski	Podpis:	Upr nr: MAZ/0187/POOS/06