


 


Rzut parteru
Instalacja sufitowa, skala 1:50

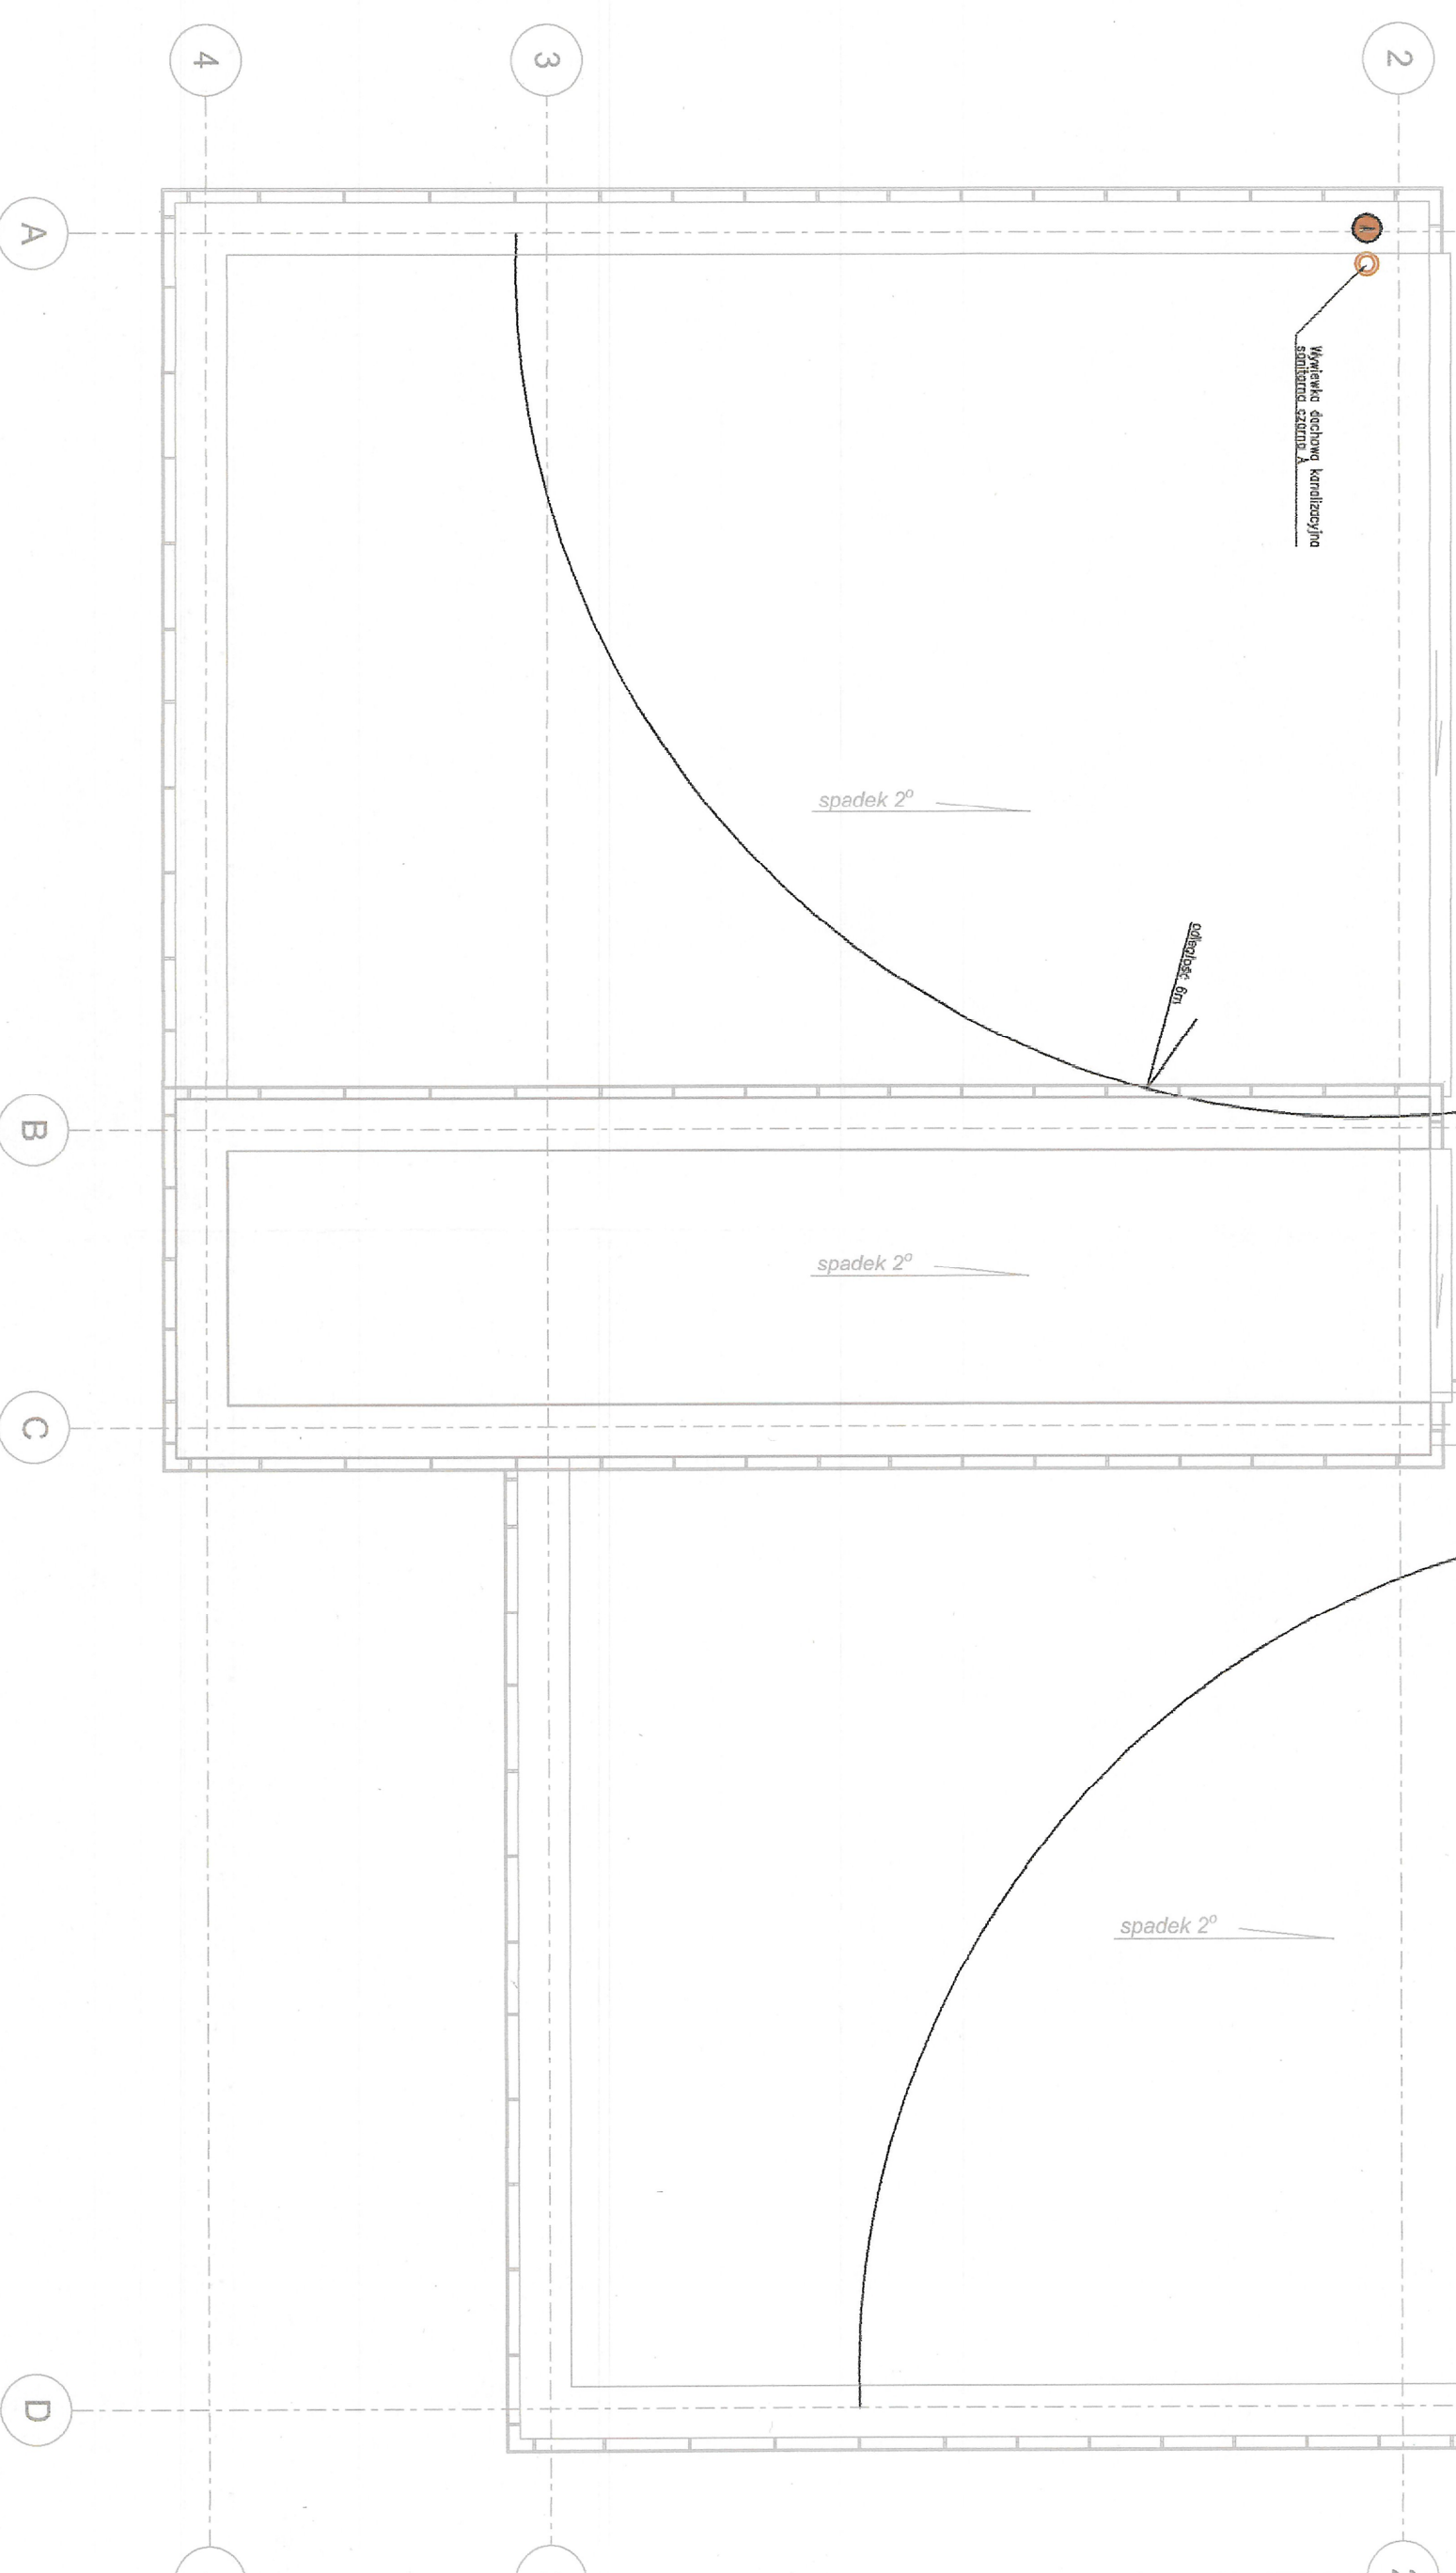

Rzut dachu
Wywiewki kanalizacyjne, skala 1:50



INWESTOR	Skarb Państwa - Generalny Dyrektor Dróg Krajowych i Autostrad				DOKUMENTACJA PROJEKTOWA Za zgodą:  KIEROWNICZKA BUDOWY Maciej Bechmar				
	reprezentowany przez GDDKiA Generalna Dyrekcja Dróg Krajowych i Autostrad Odział w Szczecinie al. Bohaterów Warszawy 33, 70-940 Szczecin								
WYKONAWCA	BUDIMEX S.A. ul. Sienkiewicza 40 01-640 Warszawa				 budimex ul. Sienkiewicza 40 01-640 Warszawa				
	JEDNOSTKA PROJEKTOWA								
ZAMIERZENIE INWESTYCYJNE									
Projekt i budowa obwodnicy Brzozowa w ciągu S3 oraz dostosowanie drogi krajowej nr 3 do parametrów drogi ekspresowej na odcinku Brzozowo-Miękocino									
ZADANIE									
Budowa obwodnicy Brzozowa w ciągu S3 oraz rozbudowa drogi krajowej nr 3 do parametrów drogi ekspresowej na odcinku Brzozowo-Miękocino									
TOM									
ARCHITEKTURA MOP - Przebudowa Wskładu - Budowlano- TOM I.XI.I/3 - Budynki WC oraz obiekty małej architektury - część instalacje sanitarne									
TYTUŁ RYSUNKU									
RZUT PARTERU I DACHU									
INSTALACJA KANALIZACYJNA									
FUNKCJA						IMIE I NAZWISKO	BRANŻANOWIER UPRAWNIENI	PODPIS	
PROJEKTANT						mgr inż. Sławomir Płocinski	Instalacyjny / 133394		
SPRAWDZAJĄCY						mgr inż. Adam Stelmach	Instalacyjny / 133394		
OPRACOWUJĄCY						mgr inż. Bartosz Ciepek	Instalacyjny / 133394		
OPRACOWUJĄCY						mgr inż. Jan Jasiński			
NR LUDOWY	SKALA	DATA	STRONA	NR RYS.					
4048/2018-12/17	1:50	2018	1/1	06/PA-1-1-PB-01					