

Starostwo Powiatowe w Zambrowie
Powiatowy Ośrodek Dokumentacji
Geodezyjnej i Kartograficznej
Na podstawie art. 40 ust. 2 i ust. 3 ustawy z dnia
17 maja 1989r. Prawo geodezyjne i kartograficzne
(Dz.U. Nr 30, poz. 163, z późniejszymi zmianami)
niniejszy dokument został przyjęty do państwowego
zasięgu geodezyjnego i kartograficznego i stanowi
własność Skarbu Państwa.
Dokument wpisano do ewidencji zasobu powiatowego
w dniu 2010-08-24
nr ewidencyjny 2333.17-123/2010
Z. Wp. STAROSTY
Zambrów dn. 2010-08-24

celem zgodność z oryginałem mapy zasadniczej do celów
pomyślnej przyjętej do PODGIK Starostwa Powiatowego w
wycie w dniu 24-08-2010r. i zaewidencjonowanej pod
2333.17-123/2010

MOP II "Gosie"


MOP II "GOSIE" ELEMENTY ZAGOSPODAROWANIA:

- 1 MIEJSCA POSTOJOWE DLA SAMOCHODÓW OSOBOWYCH
- 1a MIEJSCA POSTOJOWE DLA SAMOCHODÓW OSOBOWYCH Z PRZYCZEPAMI
- 2 MIEJSCA POSTOJOWE DLA SAMOCHODÓW CIĘŻAROWYCH, CIĘŻAROWYCH Z PRZYCZEPAMI
- 3 MIEJSCA POSTOJOWE DLA AUTOBUSÓW
- 4 STANOWISKO DLA ZRZUTU NIECZYSTOŚCI Z AUTOKARÓW
- 5 STANOWISKA POSTOJOWE DLA POJAZDÓW PRZEWOZĄCYCH ŁADUNKI NIEBEZPIECZNE
- 6 STANOWISKO DLA SŁUŻB INSPEKCJI TRANSPORTU DROGOWEGO
- 7 ZAPLECZE ISTNIEJĄCEGO BARU, MIEJSCE NA ODPADY (ŚMIETNIK)
- 8 ZBIORNIK PPOŻ
- 8a PLAC MANEWROWY PPOŻ
- 9 ISTNIEJĄCE DYSTRYBUTORY PALIW I GAZU PŁYNNEGO
- 9a ISTNIEJĄCY BUDYNEK STACJI PALIW
- 10 BUDYNEK SANITARNY (PRYSZNIC, URZĄDZENIA DLA RODZICÓW Z MAŁYMI DZIEĆMI, TOALETA) – ETAP II
- 11 TEREN PRZEZNACZONY POD REKREACJĘ – ETAP II
- 12 REZERWA TERENU NA PLAC ZABAW DLA DZIECI – ETAP II
- 13 ISTNIEJĄCY BAR, ZAPLECZE STACJI PALIW ORAZ WC
- 14 ZBIORNIK GAZU PŁYNNEGO – PODZIEMNY
- 14a STUDZIENKA NALEWOWA
- 14b ŚMIETNIK
- 15 ISTNIEJĄCA RESTAURACJA
- 16 KOMPRESOR, ODKURZACZ

STANOWISKA POSTOJOWE

- STANOWISKA DLA POJAZDÓW OSOBOWYCH – 63 w TYM
- STANOWISKA DLA SAMOCHODÓW OSÓB NIEPEŁNOSPRAWNYCH – 5
- STANOWISKA DLA SAMOCHODÓW RODZIN Z DZIEĆMI – 5
- STANOWISKA DLA SAMOCHODÓW Z PRZYCZEPAMI – 2
- STANOWISKA DLA ZRZUTU NIECZYSTOŚCI – 1
- STANOWISKA DLA SAMOCHODÓW CIĘŻAROWYCH – 15
- STANOWISKA DLA AUTOBUSÓW – 5
- STANOWISKA DLA SAMOCHODÓW PRZEWOZĄCYCH ŁADUNKI NIEBEZPIECZNE – 2
- STANOWISKA DO WAŻENIA POJAZDÓW – 1

STREFA ODDZIAŁYWANIA STANOWISK
DLA POJAZDÓW PRZEWOZĄCYCH SUBSTANCJE NIEBEZPIECZNE

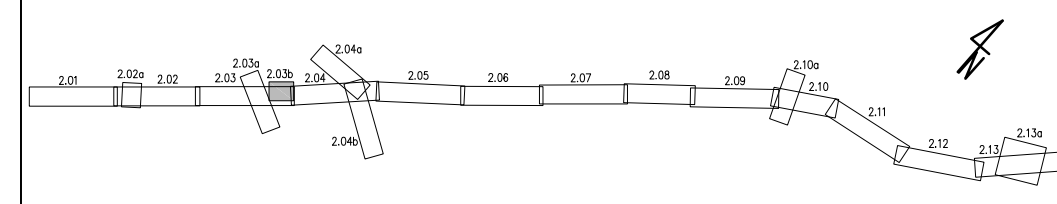

INWESTOR GENERALNA DYREKCJA DRÓG KRAJOWYCH I AUTOSTRAD
15-703 BIAŁYSTOK ul. Zwycięstwa 2

JEDNOSTKA PROJEKTOWA LIDER: **TRAKT.** sp. z o.o. sp.k.
40-159 Katowice, ul. Jesionowa 15
tel: (0-32) 228-12-70, fax: (0-32) 220-70-04
trakt@trakt.pl

PARTNER: **SENER** sp. z o.o.
00-832 Warszawa, ul. Żelazna 28/30

ZADANIE ROZBUDOWA DRÓGI KRAJOWEJ NR 8 DO PARAMETRÓW DRÓGI EKSPRESOWEJ S-8
NA ODCINKU OBWODNICA WIŚNIEWA ZA OBWODNIEJ MEŻENINA
(OD KM 586+310 DO KM 601+700)

NAZWA OPRACOWANIA TOM 1 – PROJEKT ZAGOSPODAROWANIA TERENU
TOM 1/2 – CZĘŚĆ RYSUNKOWA

TYTUŁ RYSUNKU PLAN ZAGOSPODAROWANIA TERENU
JEZDNIĄ GŁÓWNA S-8 589+800- MOP II "Gosie"

FUNKCJA	IMIĘ I NAZWISKO	BRANŻA	SPECJALNOŚĆ/NUMER UPRAWNIENI	PODPIS
Projektant główny	inż. Tadeusz Józwik	drogi	drogowa 131/72	
Projektant	mgr inż. Michał Czuderna	drogi	drogowa SLK/1212/POOD/06	
Sprawdzający	mgr inż. Romuald Jezewski	drogi	drogowa KBU1a-2126/945/66	
Projektant	mgr inż. Artur Seles	mosty	mostowa SLK/2827/PWOM/09	
Sprawdzający	mgr inż. Krzysztof Tokarek	mosty	mostowa SLK/2562/PWOM/09	
Projektant	mgr inż. Piotr Tomala	mosty	mostowa 697/01/DUW	
Sprawdzający	dr inż. Arkadiusz Madaj	mosty	mostowa 7131/133/P/2001	
Projektant	inż. Barbara Talaga	wod-kan	sanitarna 833/82	
Sprawdzający	mgr inż. Maria Hanak	wod-kan	sanitarna 541/94	
Projektant	mgr inż. Sławomir Kupiński	teletech.	telekomunikacja 2075/00/U	
Sprawdzający	mgr inż. Grzegorz Ziajka	teletech.	telekomunikacja DDT-TU/02337/02/U	
Projektant	mgr inż. Andrzej Ślęzak	teletech.	telekomunikacja 1195/98/U	
Projektant	mgr inż. Marzena Leszczyńska	SRK	SRK 7/04/kt	
Sprawdzający	mgr inż. Jerzy Głqb	SRK	SRK BPK-2b-907/57/81	
Projektant	mgr inż. Krzysztof Biskup	inst.elekt.	elektro.-energ. 203/88 UW K-ce	
Sprawdzający	mgr inż. Aleksander Leszczyna	inst.elekt.	elektro.-energ. 202/78 UW K-ce	
Projektant	mgr inż. Waldemar Ślęczkowski	sieci elekt.	elektro.-energ. 803/01	
Sprawdzający	inż. Henryk Barczyk	sieci elekt.	elektro.-energ. 343/72/kt	
Projektant	mgr inż. Władysław Kaczala	hydro	hydrotechniczne 30/89 BB	
Sprawdzający	mgr inż. Zdzisław Gorzechowski	hydro	mel. wodne 207/66/Kt	
Projektant	mgr inż.arch. Arkadiusz Piomecki	architekt.	architektura 540/01	
Sprawdzający	mgr inż. Lucjan Cylupa	konstr.bud.	konstrukcyjno-budowlana 217/83	

NR UMOWY 566/10
8/DF/5/2010

SKALA 1:1000

DATA Grudzień 2010

STADIUM Projekt budowlany

BRANŻA Wielobranzowy

NR RYS. 2.03b/1-2-PZT-03.1