

Województwo: POMORSKIE
Powiat: siewierski
Gmina: Choczewo
Obręb: Kierkowo 0016
Działka nr: 290/4, 311, 319/2, 337/1, 348 i inne
ID: 03.04.01.359.2024
UKŁAD 2000, H (PL-EVRF2007-NH)


ZESPÓŁ UZGADNIANIA DOKUMENTACJI PROJEKTOWEJ
STAROSTWA POWIATOWEGO W
zakresie opracowania mapy występującej projektowane
urządzenia zgodzone w ZUDP - zgodnie z treścią mapy

Zaświadczam, że niniejszy dokument został opracowany w wyniku
przebiegu postępowania w sprawie zgłoszenia, którego przedmiotem jest
opracowanie mapy występującej projektowane urządzenia zgodzone w ZUDP
zgodnie z treścią mapy.

GEODETA UPRAWNIONY
Jarosław Marcyniuk
upr nr 19875 znak 1, 2
Zakodowano, dnia 19.01.2024 roku

w zakresie opracowania nie badano
danych Ksiąg Własności
w zakresie służebności gruntowych

LEGENDA	
	Linie zabudowy (jednostkowe) mieszkalnej
	Linie zabudowy (jednostkowe) usługowej
	Linie zabudowy (jednostkowe) przemysłowej
	Linie zabudowy (jednostkowe) rekreacyjnej
	Linie zabudowy (jednostkowe) innej
	Linie zabudowy (jednostkowe) zagospodarowania
	Linie zabudowy (jednostkowe) rekreacyjnej
	Linie zabudowy (jednostkowe) innej
	Linie zabudowy (jednostkowe) innej
	Linie zabudowy (jednostkowe) innej

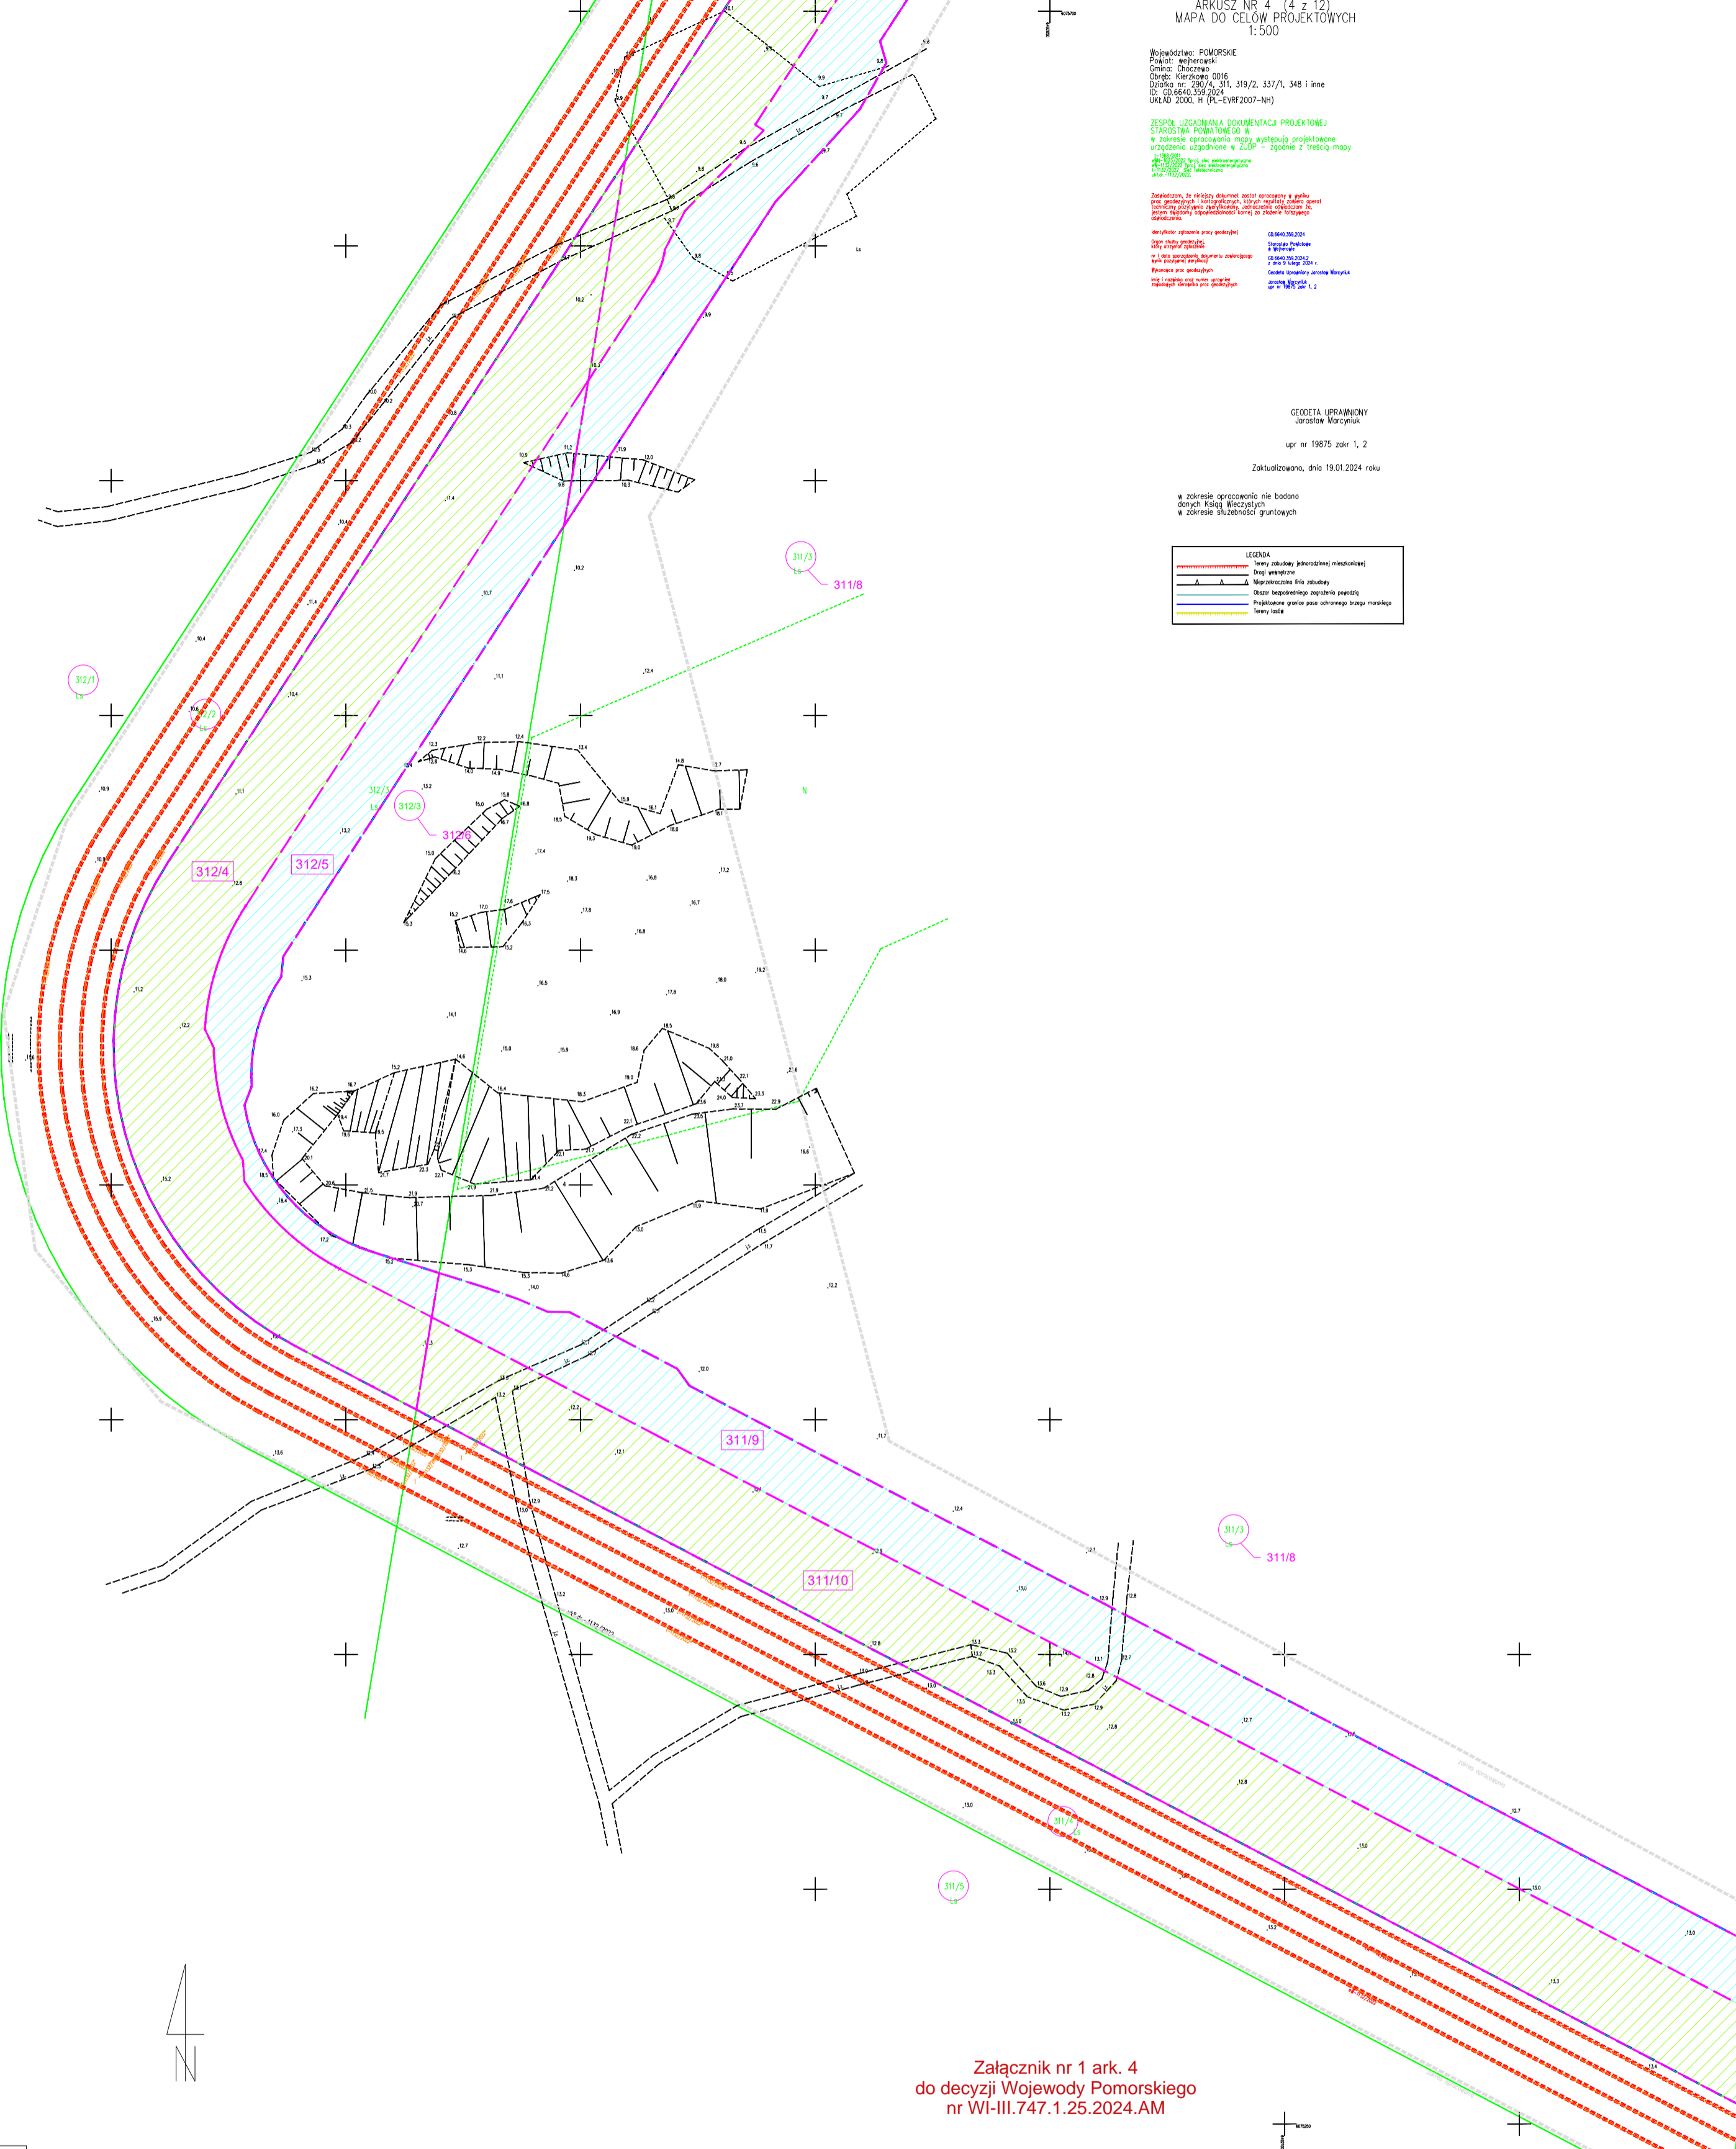

Załącznik nr 1 ark. 4
do decyzji Wojewody Pomorskiego
nr WI-III.747.1.25.2024.AM

LEGENDA	
	Linie zabudowy (jednostkowe) mieszkalnej
	Linie zabudowy (jednostkowe) usługowej
	Linie zabudowy (jednostkowe) przemysłowej
	Linie zabudowy (jednostkowe) rekreacyjnej
	Linie zabudowy (jednostkowe) innej
	Linie zabudowy (jednostkowe) zagospodarowania
	Linie zabudowy (jednostkowe) rekreacyjnej
	Linie zabudowy (jednostkowe) innej
	Linie zabudowy (jednostkowe) innej
	Linie zabudowy (jednostkowe) innej

ARKUSZ NR 4 (4 z 12)
MAPA DO CELÓW PROJEKTOWYCH
1:500

Województwo: POMORSKIE
Powiat: siewierski
Gmina: Choczewo
Obręb: Kierkowo 0016
Działka nr: 290/4, 311, 319/2, 337/1, 348 i inne
ID: 03.04.01.359.2024
UKŁAD 2000, H (PL-EVRF2007-NH)


ZESPÓŁ UZGADNIANIA DOKUMENTACJI PROJEKTOWEJ
STAROSTWA POWIATOWEGO W
zakresie opracowania mapy występującej projektowane
urządzenia zgodzone w ZUDP - zgodnie z treścią mapy

Zaświadczam, że niniejszy dokument został opracowany w wyniku
przebiegu postępowania w sprawie zgłoszenia, którego przedmiotem jest
opracowanie mapy występującej projektowane urządzenia zgodzone w ZUDP
zgodnie z treścią mapy.

GEODETA UPRAWNIONY
Jarosław Marcyniuk
ul. Żwirzowa 21, 84-240-Reda
upr nr 19875 znak 1, 2
NIP 583 166 39 35
Zakodowano, dnia 19.01.2024 roku

w zakresie opracowania nie badano
danych Ksiąg Własności
w zakresie służebności gruntowych

Legenda	
	obszar, w stosunku do którego decyzja o ustaleniu lokalizacji strategicznej inwestycji w zakresie sieci przesyłowej ma wywołać skutek, o którym mowa w art. 22 ust. 5, w związku z art. 22 ust. 1 ustawy z dn. 24 lipca 2015 r. o przygotowaniu i realizacji strategicznych inwestycji w zakresie sieci przesyłowych
	obszar, w stosunku do którego decyzja o ustaleniu lokalizacji strategicznej inwestycji w zakresie sieci przesyłowej ma wywołać skutek, o którym mowa w art. 22 ust. 1, w tym obszarze objętym zakazem lub nakazem, o którym mowa w art. 22 ust. 2 pkt 1 i 2 ustawy z dnia 24 lipca 2015 r. o przygotowaniu i realizacji strategicznych inwestycji w zakresie sieci przesyłowych
	obszar, w stosunku do którego decyzja o ustaleniu lokalizacji strategicznej inwestycji w zakresie sieci przesyłowej ma wywołać skutek, o którym mowa w art. 23 ust. 1a ustawy z dn. 24 lipca 2015 r. o przygotowaniu i realizacji strategicznych inwestycji w zakresie sieci przesyłowych
	linia rozgraniczająca teren inwestycji, które stanowią linie podziału nieruchomości, zgodnie z art. 19 ust. 1 Ustawy
	numer działki objętej wnioskiem; nowy numer po podziale nieruchomości
	nowy numer działki w związku z jej podziałem (tu: zmiana z 290/4 na 290/7)
	granica terenu objętego wnioskiem
	działka nie objęta podziałem

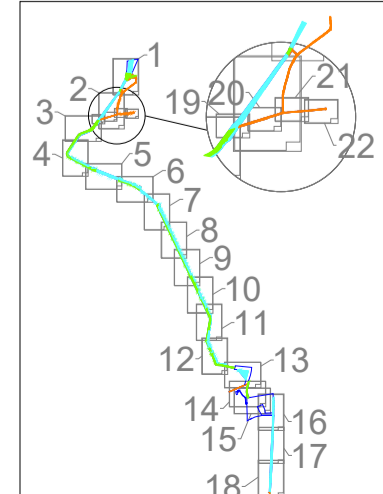

Imię i nazwisko	Specjalizacja	Nr uprawnień
Projektant: mgr inż. Bartosz Giza	Instalacyjna w zakresie sieci, instalacji i urządzeń elektrycznych i elektroenergetycznych	PDL/0067/POOE/12
Sprawdzający: mgr inż. Marcin Maksymik	Instalacyjna w zakresie sieci, instalacji i urządzeń elektrycznych i elektroenergetycznych	POM/0308/PWBE/17
Nazwa obiektu budowlanego: Budowa infrastruktury przesyłowej energii elektrycznej z Morskiej Farmy Wiatrowej BC-Wind do Krajowego Systemu Elektroenergetycznego		Numer projektu: 2022_061 Format: A2 Skala: 1:1000
Nazwa rysunku: Projekt zagospodarowania terenu		Data utworzenia: 2024.09.20 Data sprawdzenia: 2024.09.20 Nr rysunku: BC-MFW-DRA Arkusz: 4/22