


Szczegół, SKALA 1:200

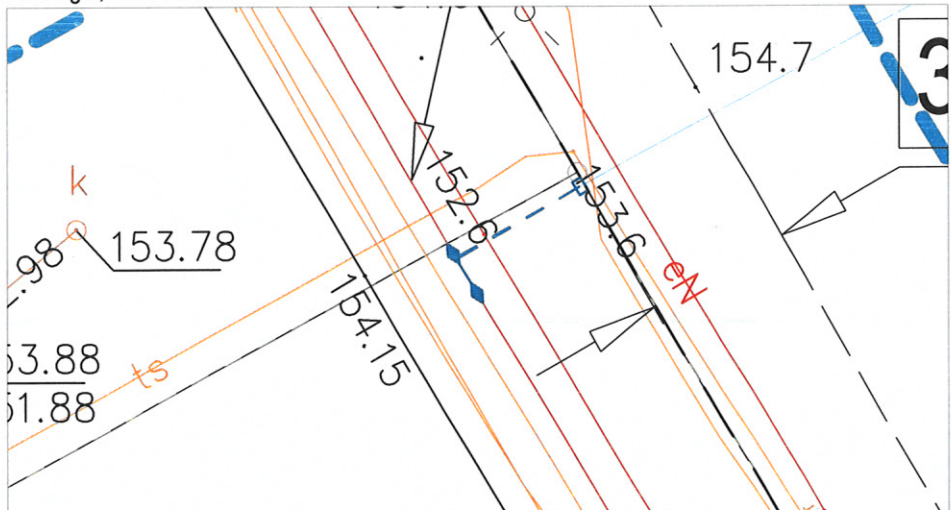

LEGENDA

- nr działki pod inwestycją
- proj. szafka kablowa nn
- proj. kabel nn YAKXS4x120 l=9/13m
- proj. mufa kablowa

Biuro projektowe:	AP PROJEKT ADAM PIOTROWICZ		AP Projekt Adam Piotrowicz, ul. Piotra Skargi 3, 78-400 Szczecinek	
	Inwestor: ENERGA - OPERATOR SA ODDZIAŁ W KOSZALINIE, ul. Morska 10, Koszalin			
Projektant:	Imię i nazwisko Adam Piotrowicz projekt zagospodarowania terenu w części rysunkowej został sporządzony na kopii mapy do celów projektowych zgodnej z oryginałem.	Uprawnienia nr ZAP/0190/PW/OE/14	Data czerwiec 2023	Podpis
Opracował:	Marek Żurowski		czerwiec 2023	
Skala: 1:500	Opis rysunku Przyłączenie instytucji na dz. 55/1 obr. 19 przy ul. Piłskiej 30 w Szczecinku. Projekt zagospodarowania terenu.			Nr zlecenia OBI/54/2301205 Nr rysunku F-01