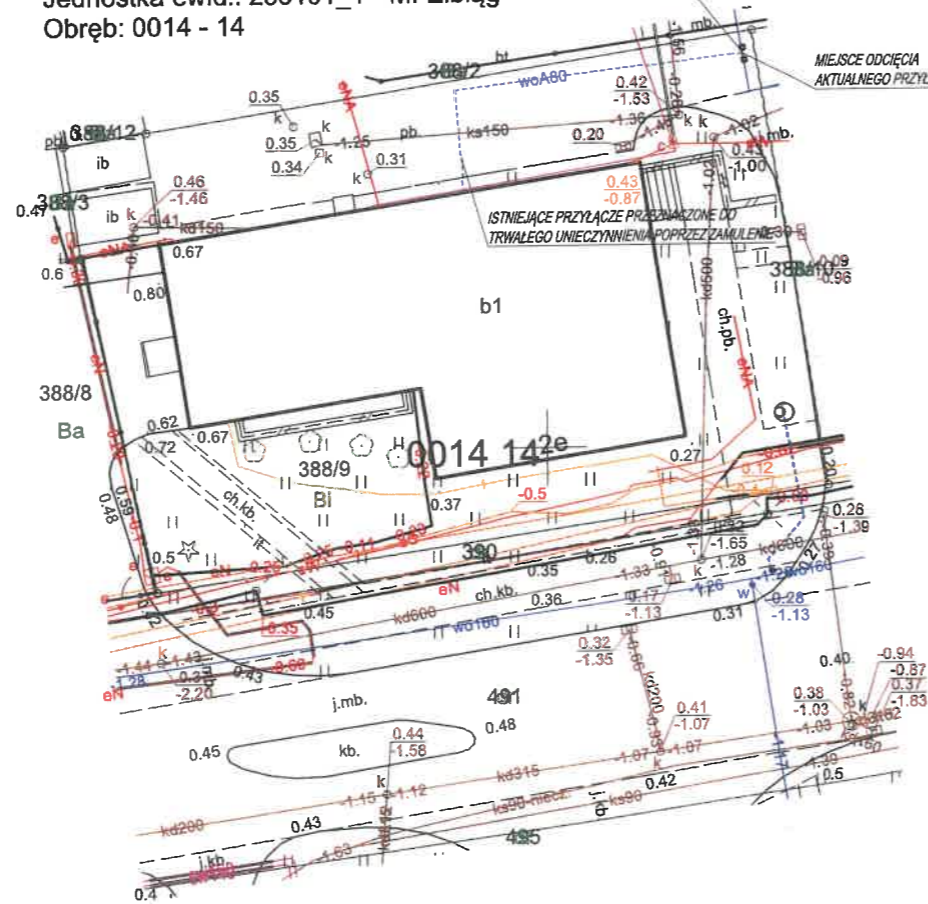




 
 
Mapa zasadnicza
 Skala 1:500
 Województwo: warmińsko-mazurskie
 Powiat: M. Elbląg
 Jednostka ewid.: 286101_1 - M. Elbląg
 Obręb: 0014 - 14



LEGENDA

PROJEKTOWANE ZAGOSPODAROWANIE:

- PRZYŁĄCZE WODOCIĄGOWE PE100RG SDR11 O ŚREDNICY ZEWNĘTRZNEJ DNOD 50 MM
- STUDNIA WODOMIERNICZA DN1200
- ZASUWA

JEDNOSTKA PROJEKTOWA	 K-ANALIZA SP. Z O.O. UL. ŻEROMSKIEGO 27, 95-041 GALKÓW MAŁY		
INWESTOR	 GLÓWNY INSPEKTORAT OCHRONY ROŚLIN I NASIENICTWA AL. JANA PAWŁA II 11, 00-828 WARSZAWA		
NAZWA ZAMIERZENIA BUDOWLANEGO	BUDOWA PRZYŁĄCZA WODOCIĄGOWEGO DLA NIERUCHOMOŚCI POŁOŻONEJ W ELBŁĄGU PRZY UL. ŻUŁAWSKIEJ 2E		
KATEGORIA OBIEKTU BUDOWLANEGO	XXVI		
LOKALIZACJA INWESTYCJI	DZ. NR EWID. 491, 390 ORAZ 388/9 OBRĘB 14, UL. ŻUŁAWSKA 2E, 82-300 ELBŁĄG		
NAZWA RYSUNKU	PROJEKT ZAGOSPODAROWANIA TERENU 1		
NUMER RYSUNKU: 1	FORMAT RYSUNKU: A3	SKALA RYSUNKU: 1:500	DATA: CZERWIEC 2024
FUNKCJA	IMIĘ I NAZWISKO	NUMER UPRAWNIENIA	PODPIS
PROJEKTANT	MGR INŻ. DARIUSZ BADEK	LOD/4123/PBS/22	
OPRACOWANIE	INŻ. JAN ŁYSZKOWICZ	nr ewid. LOD/4123/PBS/22	

Elbląskie Przedsiębiorstwo Wodociągów i Kanalizacji
ul. Wodociągowa 2-4
08-110 Elbląg, ul. Wodociągowa 2-4
tel. 55 230 71 05 fax 55 230 71 03
NIP 578-00-02-157 REGON 170172210

Elbląskie Przedsiębiorstwo Wodociągów i Kanalizacji w Elblągu - Spółka
z ograniczoną odpowiedzialnością uzgadnia ostatecznie niniejszy
projekt wykonawczy w zakresie zaopatrzenia w wodę, odprowadzenia
ścieków odnośnie rozwiązań technicznych: podłączeń wodociągowych
i kanalizacyjnych pod warunkiem uwzględnienia w nim naniesionych
poprawek oraz zastosowania się do następujących uwag:

1. Wprowadzenie zmiany w istniejącym projekcie wymaga uzyskania
dodatkowego uzgodnienia z dostawcą wody

2. O rozpoczęciu robót należy powiadomić EPWiK Sp. z o.o.

3. Uzgodnienie traci ważność dnia 06.08.2026

Nr ewidencyjny 6295 Elbląg, dnia 06.08.2024

210.WM4.163.2024/3658

INSPEKTOR
ds. technicznych projektowania
Agneszka Gajewska
mgr inż. Agnieszka Gajewska