



STAN DO ROZBIÓRKI

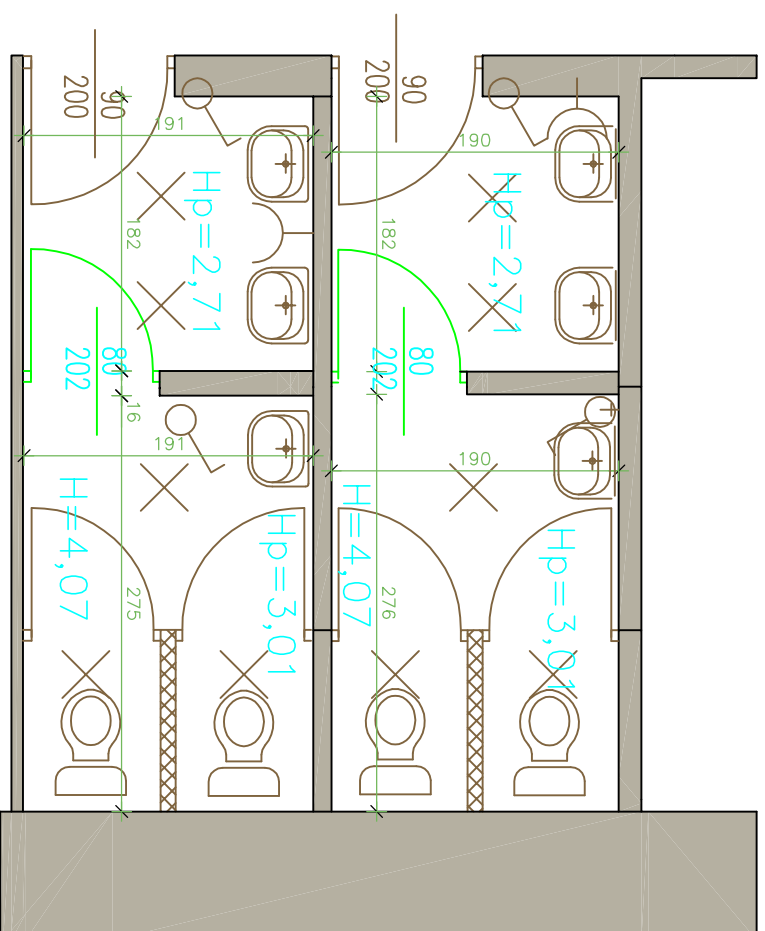



WYSOKOŚĆ POMIĘSZCZEN:

- Wysokość do sufitu podwieszanego z kasetonów oznaczono symbolem – H [m]
- Wysokość do sufitu oznaczono symbolem – Hp [m]

STAN ZAPROJEKTOWANY

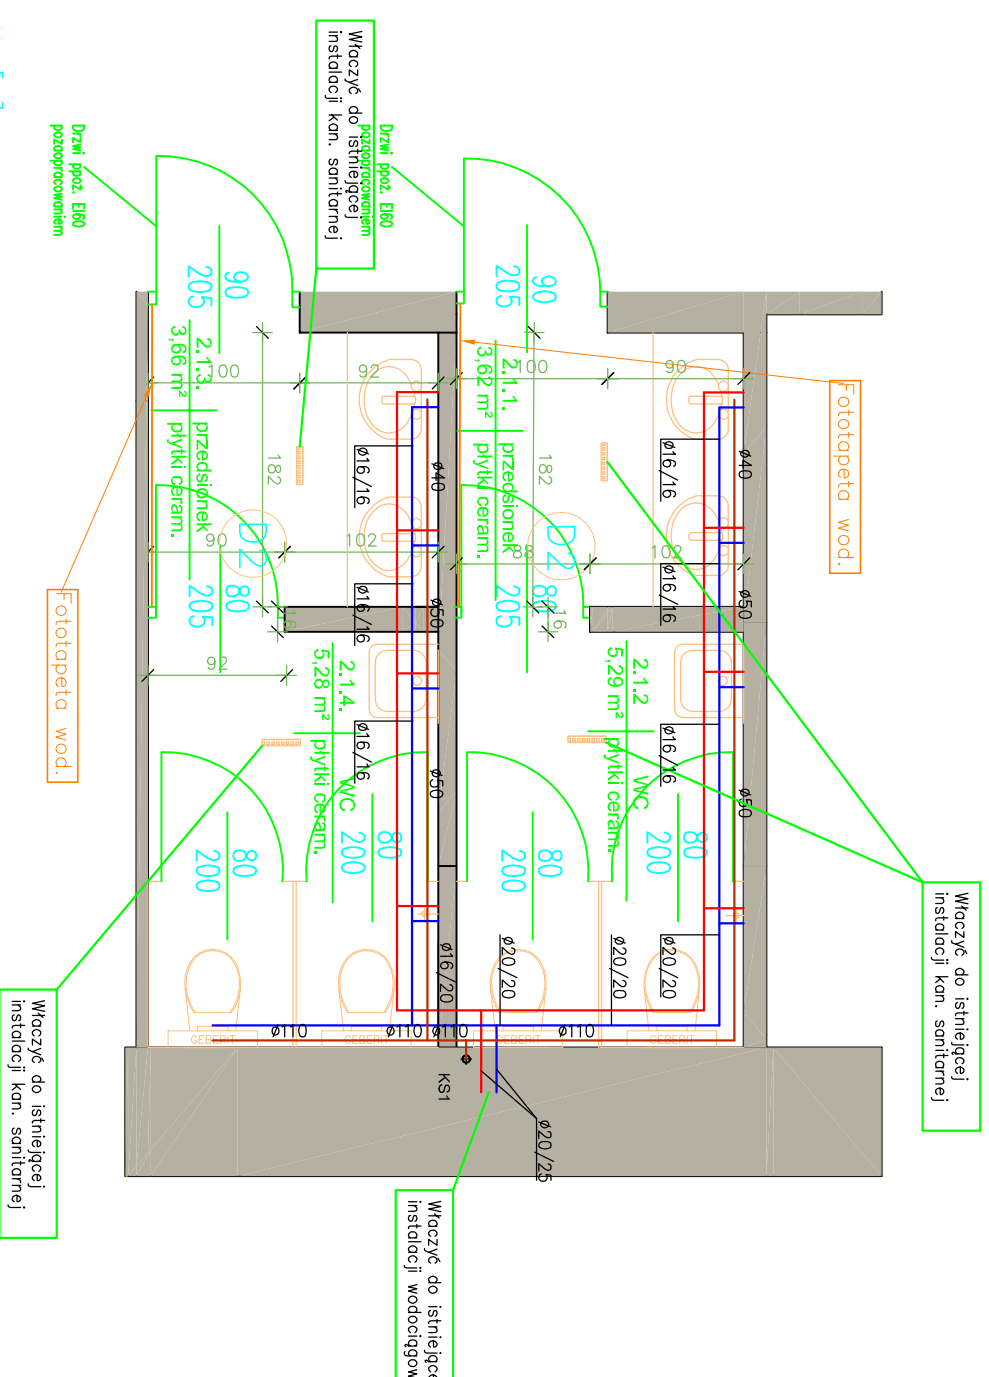

- Uwagi:
- Wykonanie nowych płytek na posadzce oraz na ścianach do wysokości 2,10m
 - Ummywalki montowane pod blatowo z lekkim zachodzeniem blatu na średnice umywalki
 - Wykonanie odpływów ściekowych liniowych
 - Wykonać spadki posadzek w stronę odpływów liniowych
 - Wykonać zawór czerpalny z słuchawką przysłuchową, na wysokość 0.5m
 - Wykonanie fototapety wodoodpornej - ostateczny wybór wzoru myłwy w kwestii ustalen inwestora
 - Wykonanie blatu na głębokość 60cm
 - Instalacja sanitarna zaprojektowana w odrębnym opracowaniu
 - Instalacja elektryczna zaprojektowana w odrębnym opracowaniu

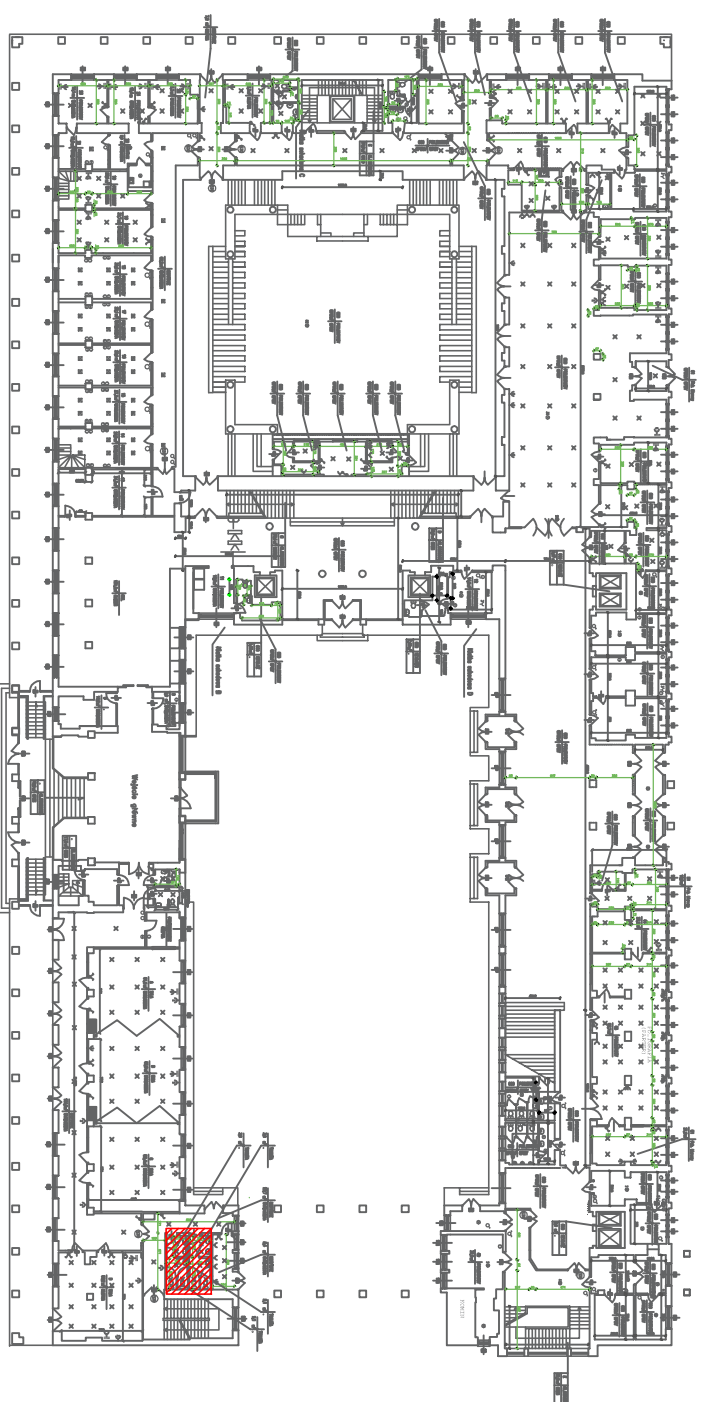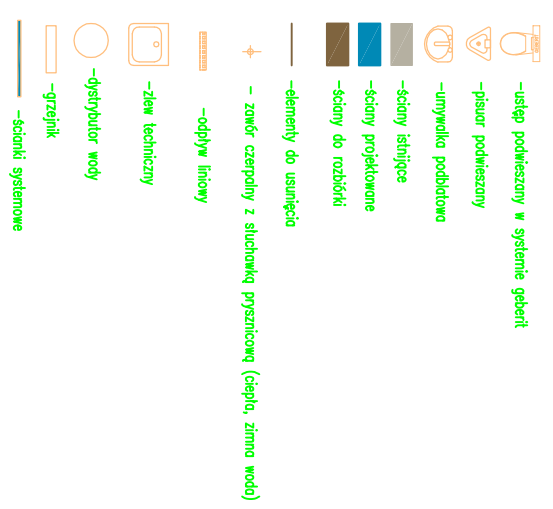

ŚREDNICE PODEJŚĆ KANALIZACYJNYCH	
UMYWALKA	Ø40mm PVC
ZLEWOZNYWAK	Ø50mm PVC
WANNA	Ø50mm PVC
PRAŁKA	Ø40mm PVC
MISKA USTEROWA	Ø110mm PVC

OZNACZENIA WOD-KAN:

—	INST. WODY ZIMNEJ
—	INST. WODY CIEPŁEJ
—	INST. KANALIZACJI SANITARNEJ
—	PION KANALIZACJI SANITARNEJ
—	ŚREDNICE PRZEWODÓW
—	ŚREDNICE PRZEWODÓW

<p>Centrum Rzeczoznawstwa Budowlanego Sp. z o.o. ul. Okrzejowa 82A lok. 19, 01-434 Warszawa tel: 0 22 490 42 10</p>		<p>CRB Sp. z o.o.</p>	
<p>Nazwa inwestycji: WYKONANIE DOK. PROJEKTOWO-KOSZTORYSOWEJ PRZEBUDOWY I MODERNIZACJI POMIĘSZCZEN SANITARNAJOW I SOCJALNYCH W BUDYNKU MINISTERSTWA PRZEDSIĘBIORCZOŚCI I TECHNOLOGI PRZY PL. TRZEBCH KRZYŻY 3/5</p>		<p>Inwestor: SKARB PAŃSTWA - MINISTERSTWO PRZEDSIĘBIORCZOŚCI I TECHNOLOGI ul. Plac Trzech Krzyży 3/5, Warszawa</p>	
<p>Nazwa rysunku: ŁAZIENKA MĘSKA I DAMSKA 2.1</p>		<p>Data: 11.12.2019r.</p>	
<p>Skala: 1:50</p>		<p>Nr rys: 5</p>	
<p>Projektant: Inż. Jacek Chalicki</p>		<p>Podpis: MAZ041P00S09</p>	
<p>Sprowadz: Inż. Jacek Paplerowski</p>		<p>Podpis: MAZ0187P00S06</p>	