


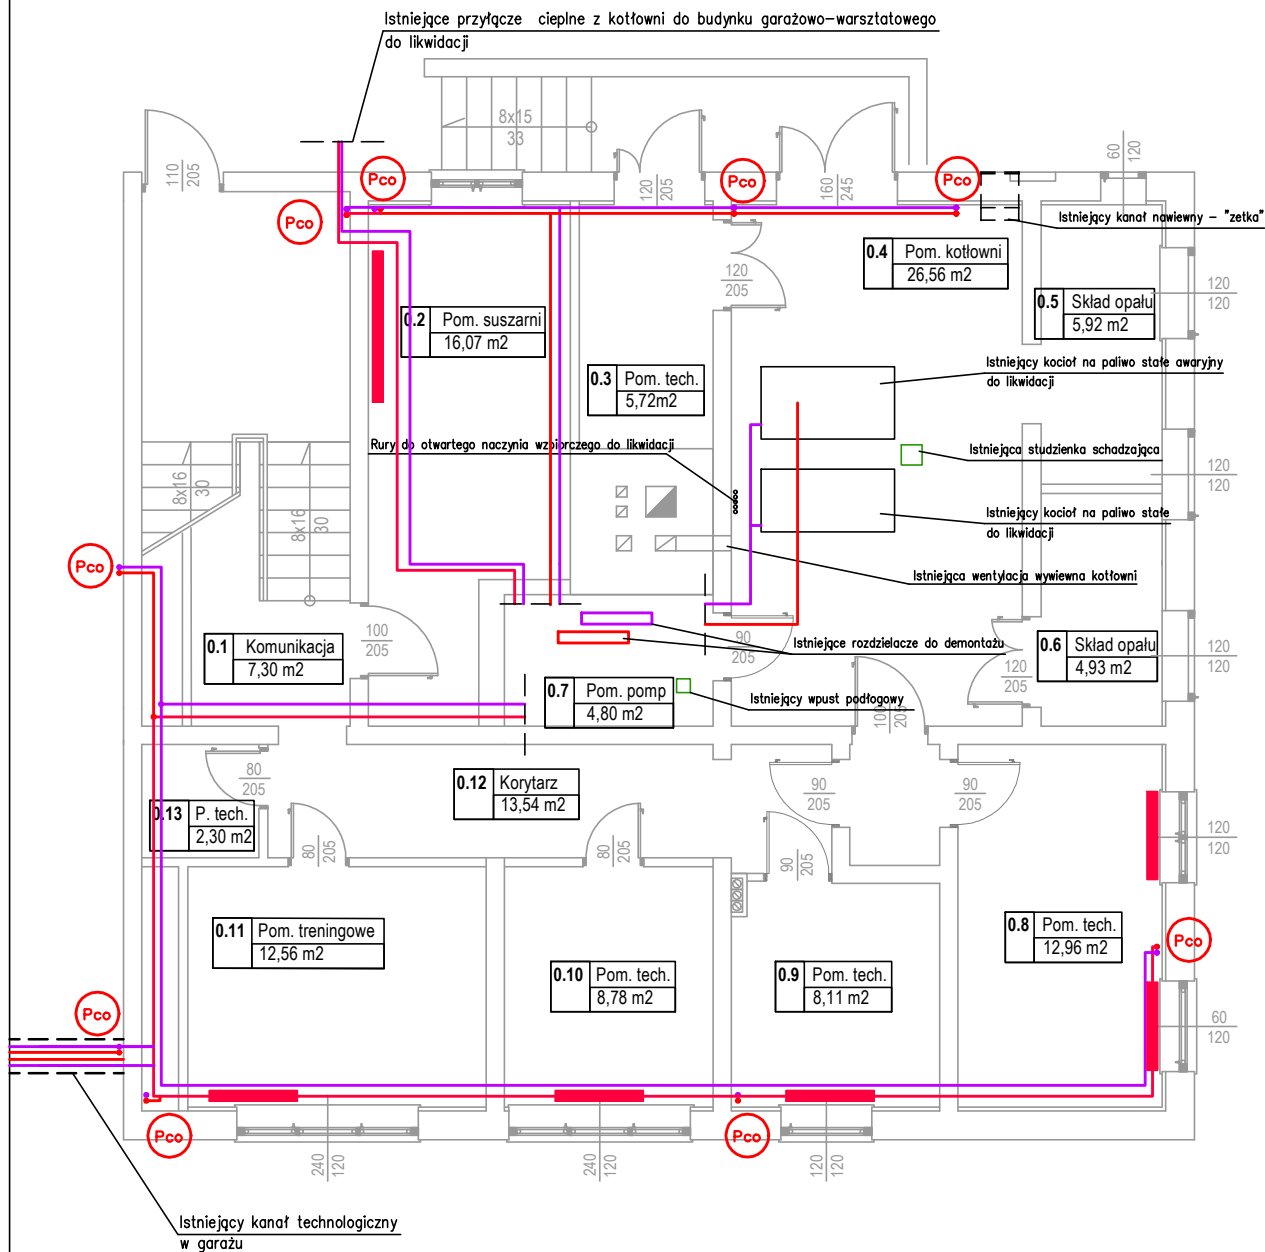


RZUT PIWNICY
INWENTARYZACJA
skala 1:100



-  - Istniejąca instalacja c.o. z rur stalowych do demontażu
-  - Istniejący pion centralnego ogrzewania z rur stalowych do demontażu
-  - Istniejący grzejnik do demontażu

Uwaga!

Przedstawiony rysunek nie zawiera wszystkich elementów instalacji przeznaczonych do demontażu. Istniejącą instalację centralnego ogrzewania zdemontować w całości.

PROJEKT TECHNICZNO - BUDOWLANY

Budowa wewnętrznej instalacji gazowej wraz z kotłownią gazową oraz modernizacją istniejącej instalacji c.o. w budynku głównym strażnicy oraz w budynku garażowo-warsztatowym Komendy Powiatowej Państwowej Straży Pożarnej w Pisz

Investor: Komenda Powiatowa Państwowej Straży Pożarnej w Pisz
12-200 Pisz, ul. Olsztyńska 40a

Adres: obręb Pisz 2 , dz. nr ewid. 73
12-200 Pisz, ul. Olsztyńska 40a

Nazwa rys.: Inwentaryzacja Instalacji c.o. w budynku głównym - rzut piwnicy

Projektant (specjalność sanitarna):
mgr. inż. Jakub Doraczyński upr. nr ewid. WAM/0092/IS/15

Podpis:

Branża: Sanitarna

Data: Listopad 2020

Rys. nr: **S3**

Skala: 1:100

Strona nr: